




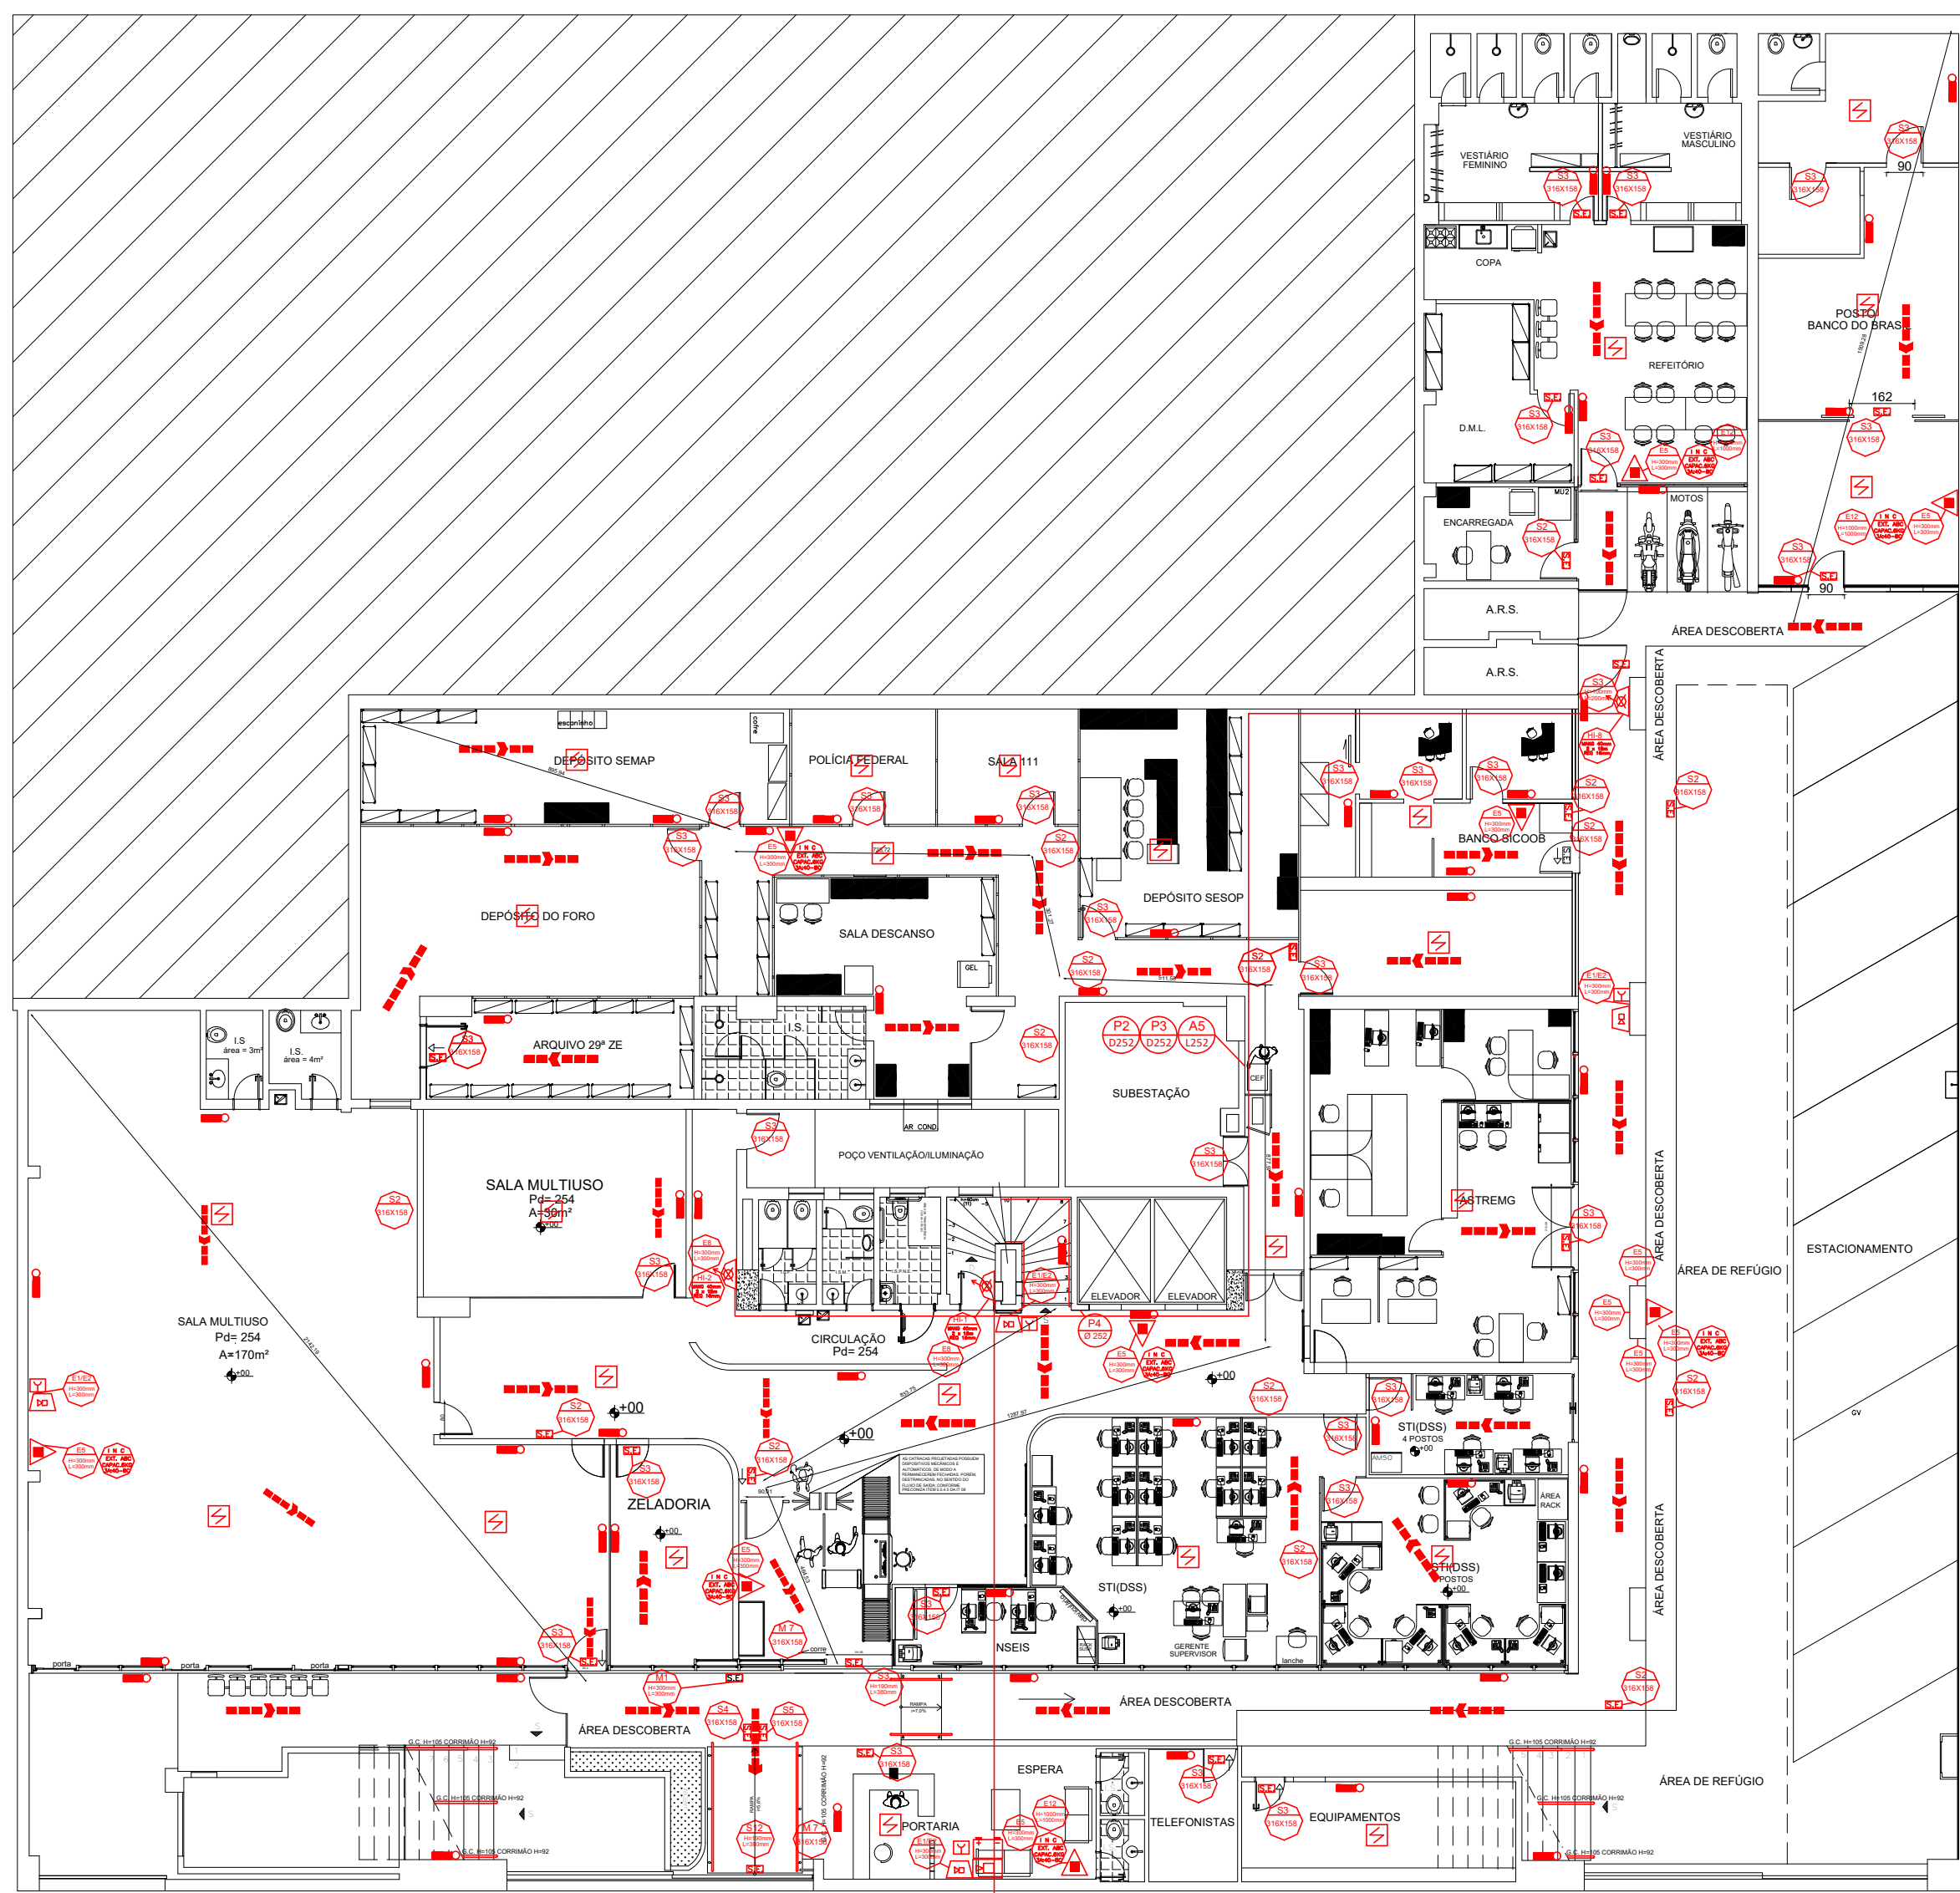


1 PLANTA BAIXA – TÉRREO
ESCALA 1:125 – 143,27 m²

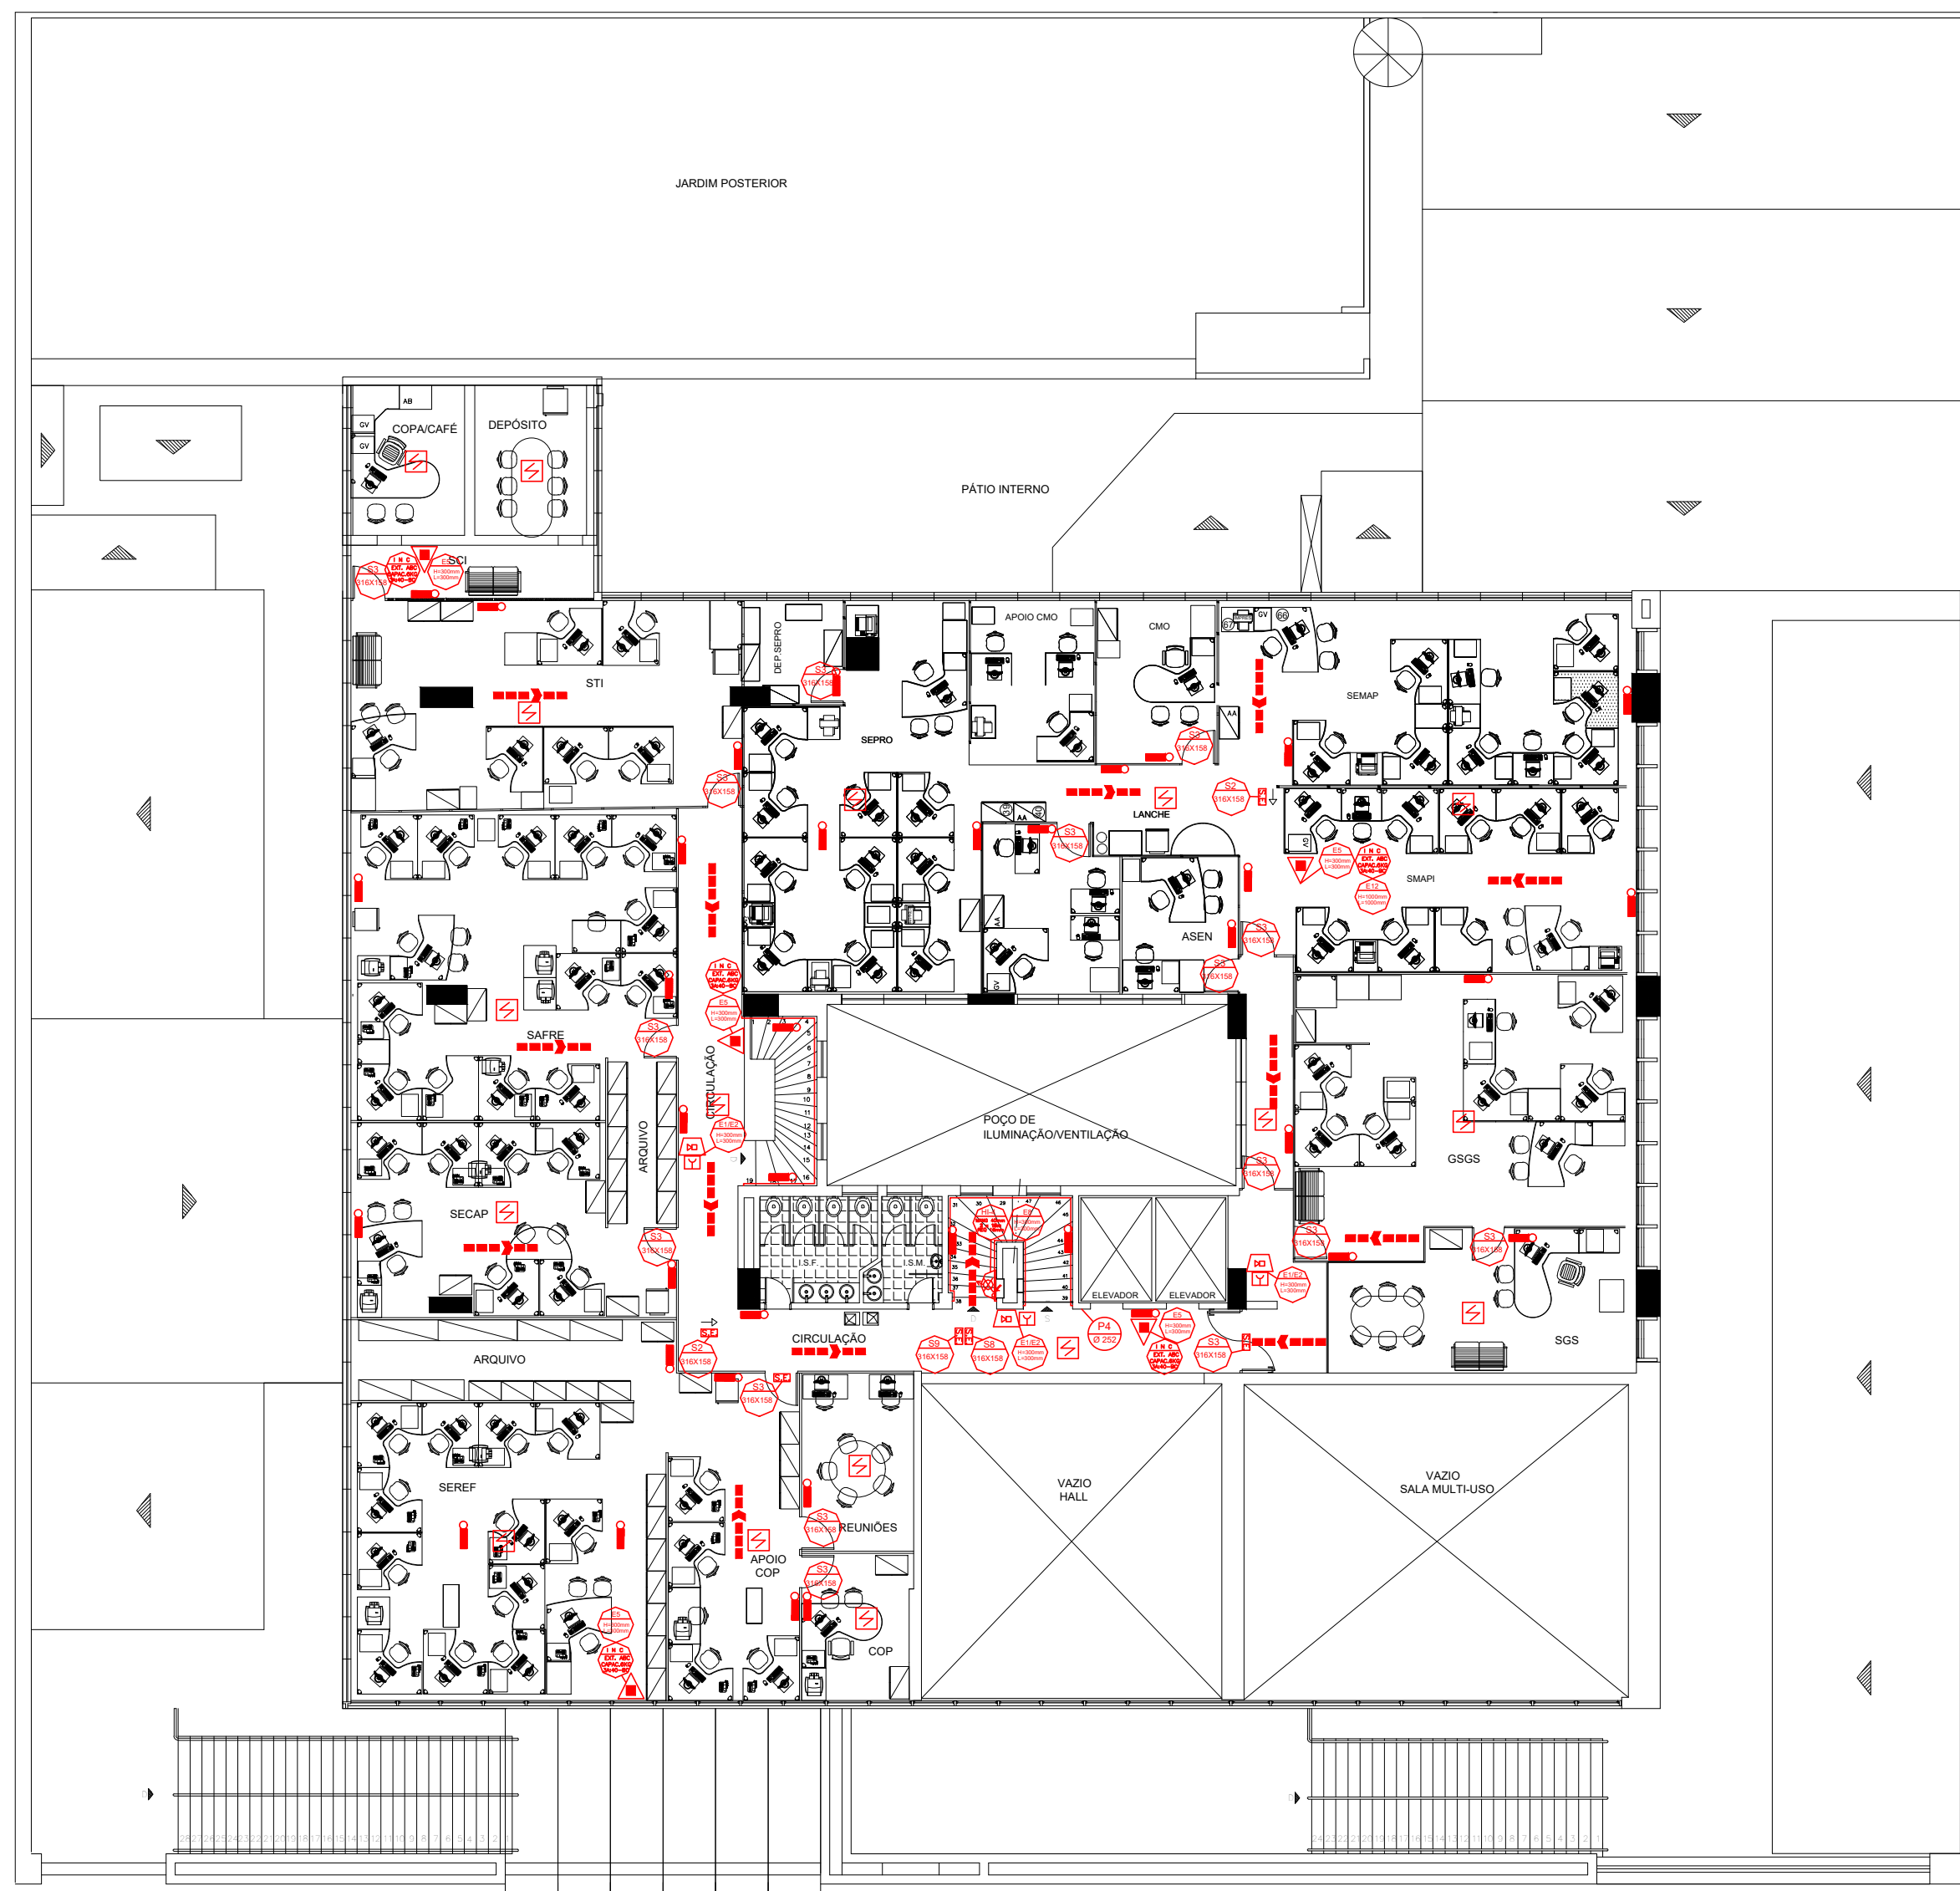

3 PLANTA BAIXA – 2º PAVIMENTO
ESCALA 1:125 – 79,24 m²

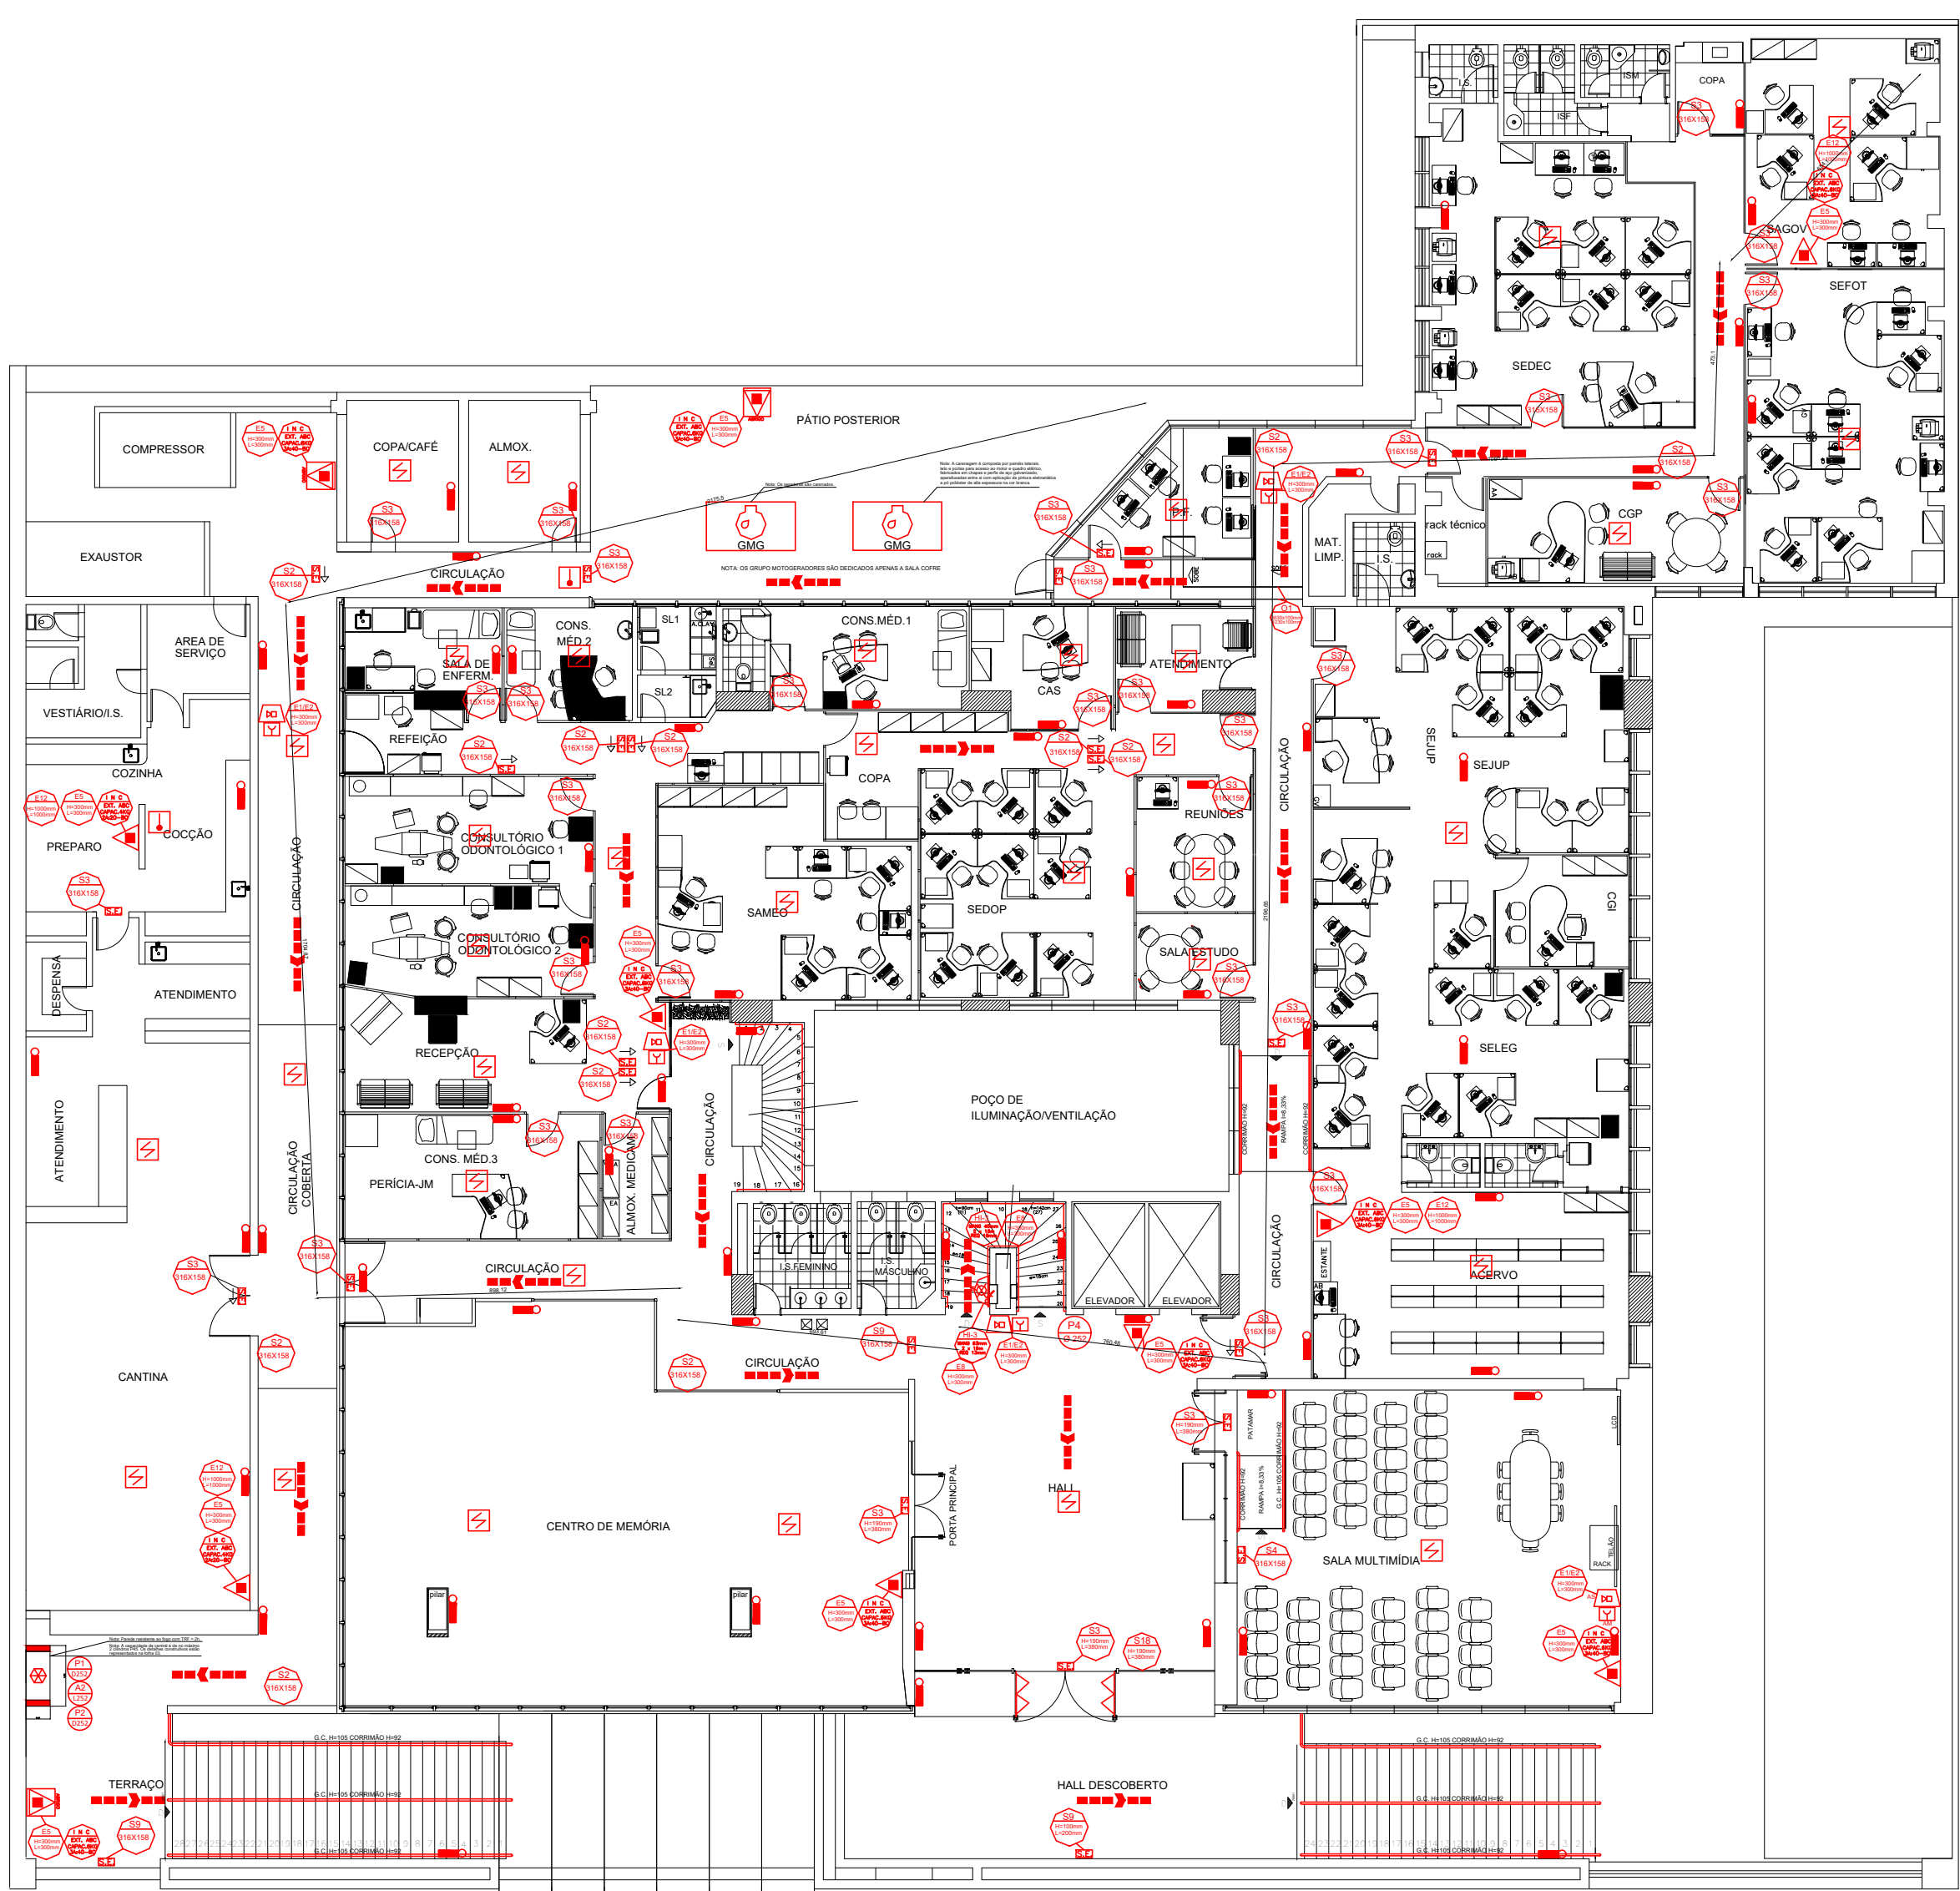

2 PLANTA BAIXA – 1º PAVIMENTO
ESCALA 1:125 – 1.322,79 m²

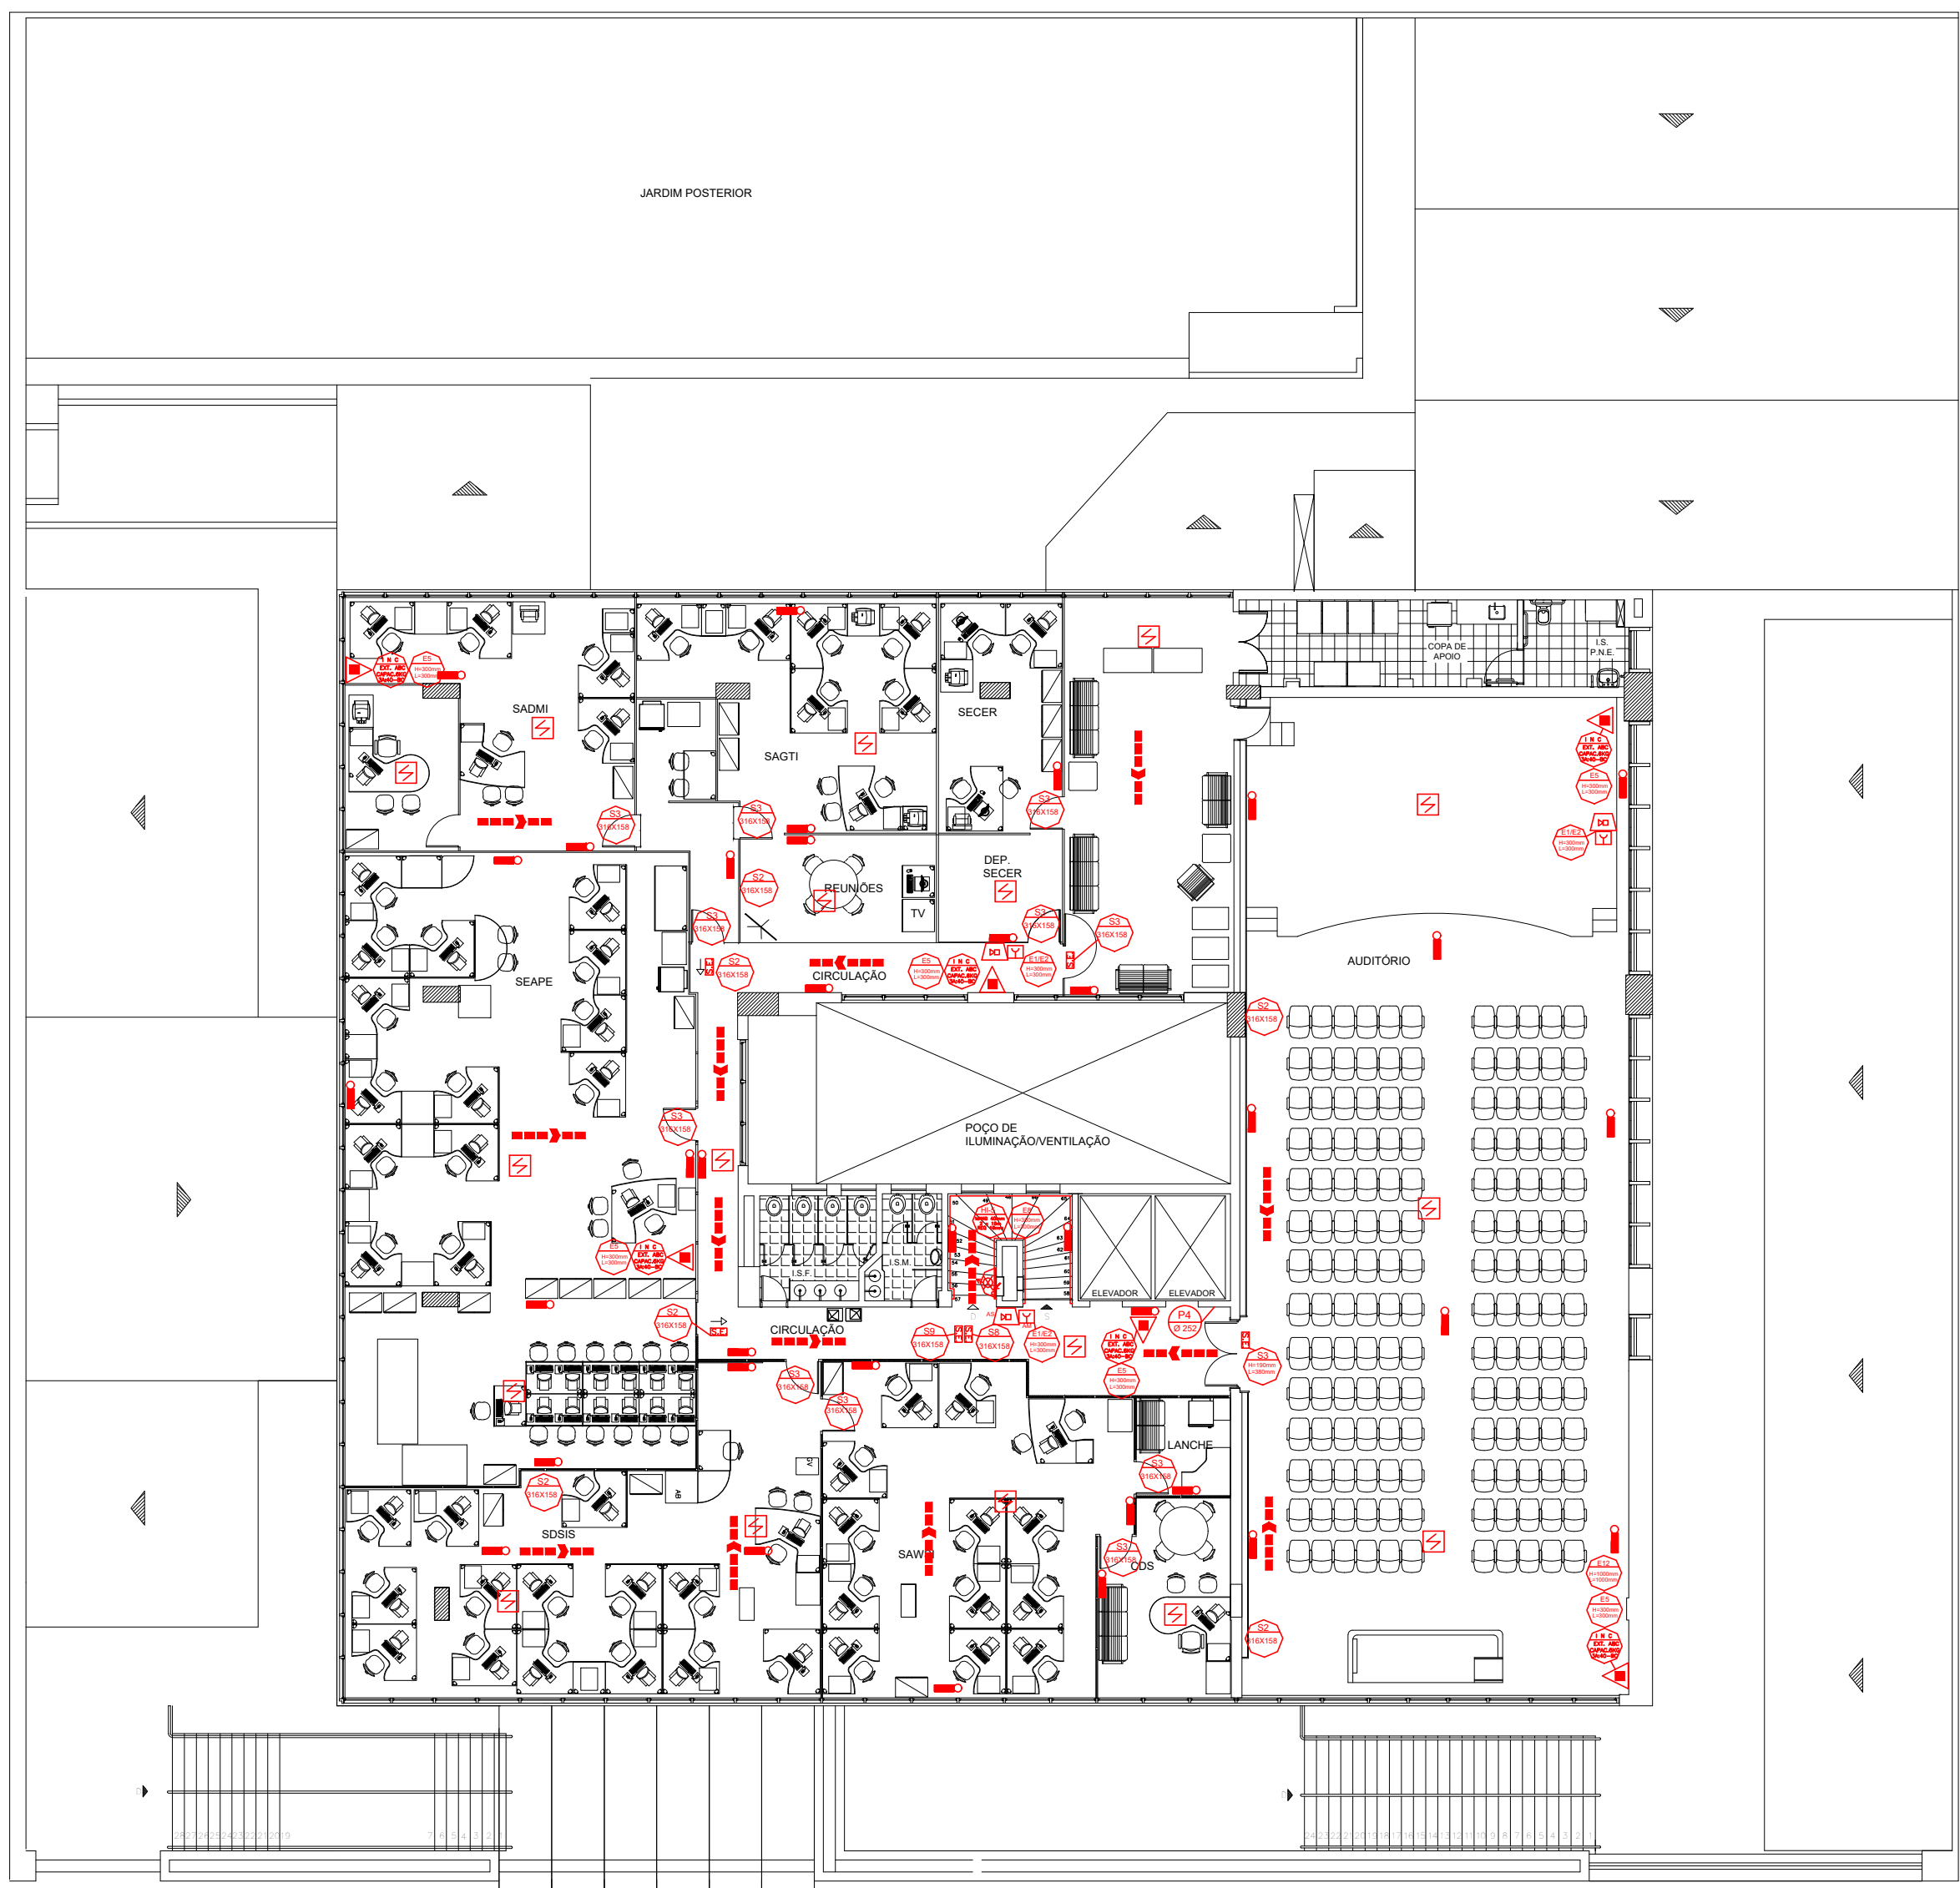

4 PLANTA BAIXA – 3º PAVIMENTO
ESCALA 1:125 – 34,94 m²

SINALIZAÇÃO DE ORIENTAÇÃO E SALVAMENTO			
CÓDIGO	SÍMBOLO	APLICAÇÃO	FORMA E COR
S2		INDICAÇÃO DO SENTIDO DE FUGA INDICA FV DIREITA OU ESQUERDA	
S3		INDICAÇÃO DE ACESSO A UMA SAÍDA DE EMERGÊNCIA	SÍMBOLO: RETANGULAR FUNDO: VERDE MENSAGEM "SAÍDA" OU MENSAGEM "SAÍDA" E/OU PICTOGRAMA E/OU SETA DIRECIONAL FOTOLUMINESCENTE COM ALTURA DE LETRA SEMPRE >50MM
S12		INDICAÇÃO DE SAÍDA DE EMERGÊNCIA COM OU SEM COMPLEMENTAÇÃO DO PICTOGRAMA FOTOLUMINESCENTE (SETA OU IMAGEM OU AMBOS)	
S4			
S5			
S6		INDICAÇÃO DO SENTIDO DE FUGA NO INTERIOR DAS ESCADAS, INDICA DIREITA OU ESQUERDA, DESCENDO OU SUBINDO. O DESENHO INDICATIVO DEVE SER POSICIONADO DE ACORDO COM O SENTIDO DE FUGA.	SÍMBOLO: RETANGULAR FUNDO: VERDE PICTOGRAMA: FOTOLUMINESCENTE
S7			
S8			
S9			
M1		INDICAÇÃO DOS SISTEMAS DE PROTEÇÃO CONTRA INCÊNDIO EXISTENTES NA EDIFICAÇÃO, NA ENTRADA PRINCIPAL DA (VERIFICAR O ANEXO II OS SISTEMAS UTILIZADOS NESTE PROJETO)	COM A MENSAGEM SÍMBOLO: RETANGULAR OU QUADRADO FUNDO: VERDE PICTOGRAMA: MENSAGEM ESCRITA, RESISTENTE AOS SISTEMAS DE PROTEÇÃO CONTRA INCÊNDIO EXISTENTES NA EDIFICAÇÃO, O TIPO DE ESTRUTURA E OS TELEFONES DE EMERGÊNCIA.
M7		INDICAÇÃO DE PORTAS QUE DEVEM PERMANECER ABERTAS DURANTE O FUNCIONAMENTO DA EDIFICAÇÃO.	SÍMBOLO: RETANGULAR FUNDO: VERDE PICTOGRAMA: FOTOLUMINESCENTE







SINALIZAÇÃO DE PROIBIÇÃO E ALERTA NOTA: AS DIMENSÕES ATENDERÃO A IT-15.			
CÓDIGO	SÍMBOLO	APLICAÇÃO	FORMA E COR
P-1		PROIBIDO FUMAR	Símbolo: circular Fundo: branco Pictograma: Fumador, em cor preto Falso circular e barra diagonal: vermelha
P-2		PROIBIDO PRODUZIR CHAMAS	Símbolo: circular Fundo: branco Pictograma: Fumador com chama, em cor preto Falso circular e barra diagonal: vermelha
P-3		PROIBIDO UTILIZAR ÁGUA PARA APAGAR O FOGO	Símbolo: circular Fundo: branco Pictograma: Bacia de água sobre o fogo, em cor preto Falso circular e barra diagonal: vermelha
P-4		PROIBIDO UTILIZAR ELEVADOR EM CASO DE INCÊNDIO	Símbolo: circular Fundo: branco Pictograma: Elevador e alarme, em cor preto Falso circular e barra diagonal: vermelha
A-2		CUIDADO, RISCO DE INCÊNDIO	Símbolo: triangular Fundo: amarelo, em cor preto Falso triangular: preto
A-5		CUIDADO, RISCO DE CHOQUE ELÉTRICO	Símbolo: triangular Fundo: amarelo, em cor preto Falso triangular: preto

SINALIZAÇÃO DE EQUIPAMENTOS DE COMBATE A INCÊNDIO E ALARME		
CÓDIGO	SÍMBOLO	APLICAÇÃO
E-8		INDICAÇÃO DO ABRIGO DA MANGUEIRA DE INCÊNDIO COM OU SEM HIDRANTE NO SEU INTERIOR
E-3		PONTO DE ACIONAMENTO DE BOMBA DE INCÊNDIO
E-5		INDICAÇÃO DA LOCALIZAÇÃO DOS EXTINTORES DE INCÊNDIO
E-1		INDICAÇÃO LOCAL DE INSTALAÇÃO DO ALARME DE INCÊNDIO
E-2		PONTO DE ACIONAMENTO DO ALARME DE INCÊNDIO
D-1		SINALIZAÇÃO COMPLEMENTAR INDICATIVA DE OBSTÁCULO

QUADRO DE ÁREAS :	
TÉRREO	1433,27m ²
1º PAVIMENTO	1322,70m ²
2º PAVIMENTO	731,61m ²
3º PAVIMENTO	844,44m ²
4º PAVIMENTO	596,60m ²
CASA DE BOMBA	259,20m ²
ÁREA TOTAL	5.187,82m ²

LEGENDA / SIMBOLOGIA	
	CORRIMÃO
	EXTINTOR COM CARGA DE P.O ABC, 6Kg 3A:40BC
	PONTO DE ILUMINAÇÃO DE EMERGÊNCIA
	SINALIZAÇÃO DE EMERGÊNCIA
	HIDRANTE SIMPLES
	HIDRANTE DE RECALQUE
	RESERVA DE INCÊNDIO
	ACIONADOR DE BOMBA DE INCÊNDIO (BOTOEIRA TIPO LIGA DESLIGA)
	BOMBA DE INCÊNDIO
	TUBULAÇÃO DA REDE DE HIDRANTES
	DIREÇÃO DE FLUXO DA ROTA DE FUGA
	SAÍDA FINAL DA ROTA DE FUGA
	ACIONADOR MANUAL DO SISTEMA DE DETECÇÃO E ALARME DE INCÊNDIO
	CENTRAL DE DETECÇÃO E ALARME DE INCÊNDIO
	BATERIA DO SISTEMA DE ALARME DE INCÊNDIO
	CILINDRO DE GÁS HALON
	ÁREA PROTEGIDA HALON
	ACIONADOR MANUAL HALON
	CENTRAL DE GÁS
	DETECTOR DE FUMAÇA PONTUAL
	DETECTOR DE CALOR PONTUAL

	A A A AMBIENTAL – TECNOBIO COMÉRCIO DE EQUIPAMENTOS E SEGURANÇA DO TRABALHO LTDA
PROJETO DE PREVENÇÃO CONTRA INCÊNDIO E PÂNICO	
ENDEREÇO DA OBRA: AVENIDA PRUDENTE MORAIS, 320	
BAIRRO: CIDADE JARDIM	
LOTE: 058	QUARTÉRIO: 001
CIDADE: BELO HORIZONTE – MG	
PROPRIETÁRIO: TRIBUNAL REGIONAL ELEITORAL DE MINAS GERAIS CNPJ: 05.940.740/0001-21	
RESPONSÁVEL TÉCNICO: ANTONIO CARLOS OLIVEIRA BESSA E SILVA CREA: 200.696/D-MG	
ÁREA CONSTRUÍDA: 5.187,82m ²	
OCUPAÇÃO: SERVIÇO PROFISSIONAL	
ÁREA A CONSTRUIR: 00,00m ²	
DIVISÃO/DESCRIÇÃO: D-1/REPARTIÇÃO PÚBLICA	
ÁREA TOTAL: 5.187,82m ²	
CONTEÚDO: PLANTA BAIXA TÉRREO, 1º PAVIMENTO 2º PAVIMENTO E 3º PAVIMENTO	
DATA: 09/02/2021	
FOLHA: 01/03	

   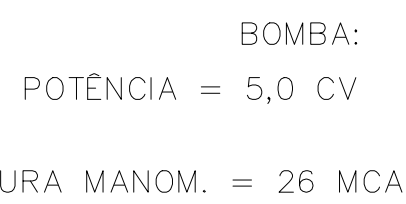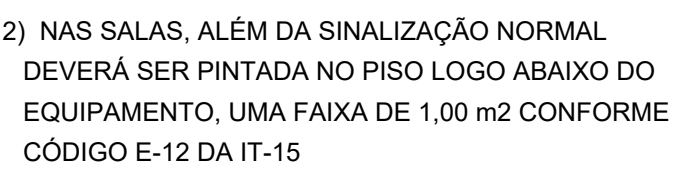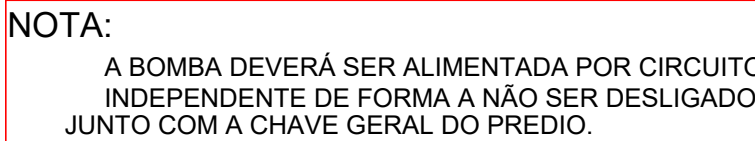

		A A A AMBIENTAL – TECNÓBIO COMÉRCIO DE EQUIPAMENTOS E SEGURANÇA DO TRABALHO LTDA	
PROJETO DE PREVENÇÃO CONTRA INCÊNDIO E PÂNICO			
ENDEREÇO DA OBRA: AVENIDA PRUDENTE MORAIS, 320		BAIRRO: CIDADE JARDIM	
LOTE: 058	QUARTÉRIO: 001	CIDADE: BELO HORIZONTE – MG	
ASSINATURAS	PROPRIETÁRIO: TRIBUNAL REGIONAL ELEITORAL DE MINAS GERAIS CNPJ: 05.940.740/0001-21	RESPONSÁVEL TÉCNICO: ANTONIO CARLOS OLIVEIRA BESSA E SILVA CREA: 200.696/D-MG	
ÁREAS	ÁREA CONSTRUIDA: 5,187,82m ²	OCUPAÇÃO: SERVIÇO PROFISSIONAL	
	ÁREA A CONSTRUIR: 00,00m ²	DIVISÃO/DESCRIÇÃO: D-1/REPARTIÇÃO PÚBLICA	
	ÁREA TOTAL: 5,187,82m ²		
CONTEÚDO: DETALHES E SITUAÇÃO		DATA: 09/02/2021 FOLHA: 03/03	