




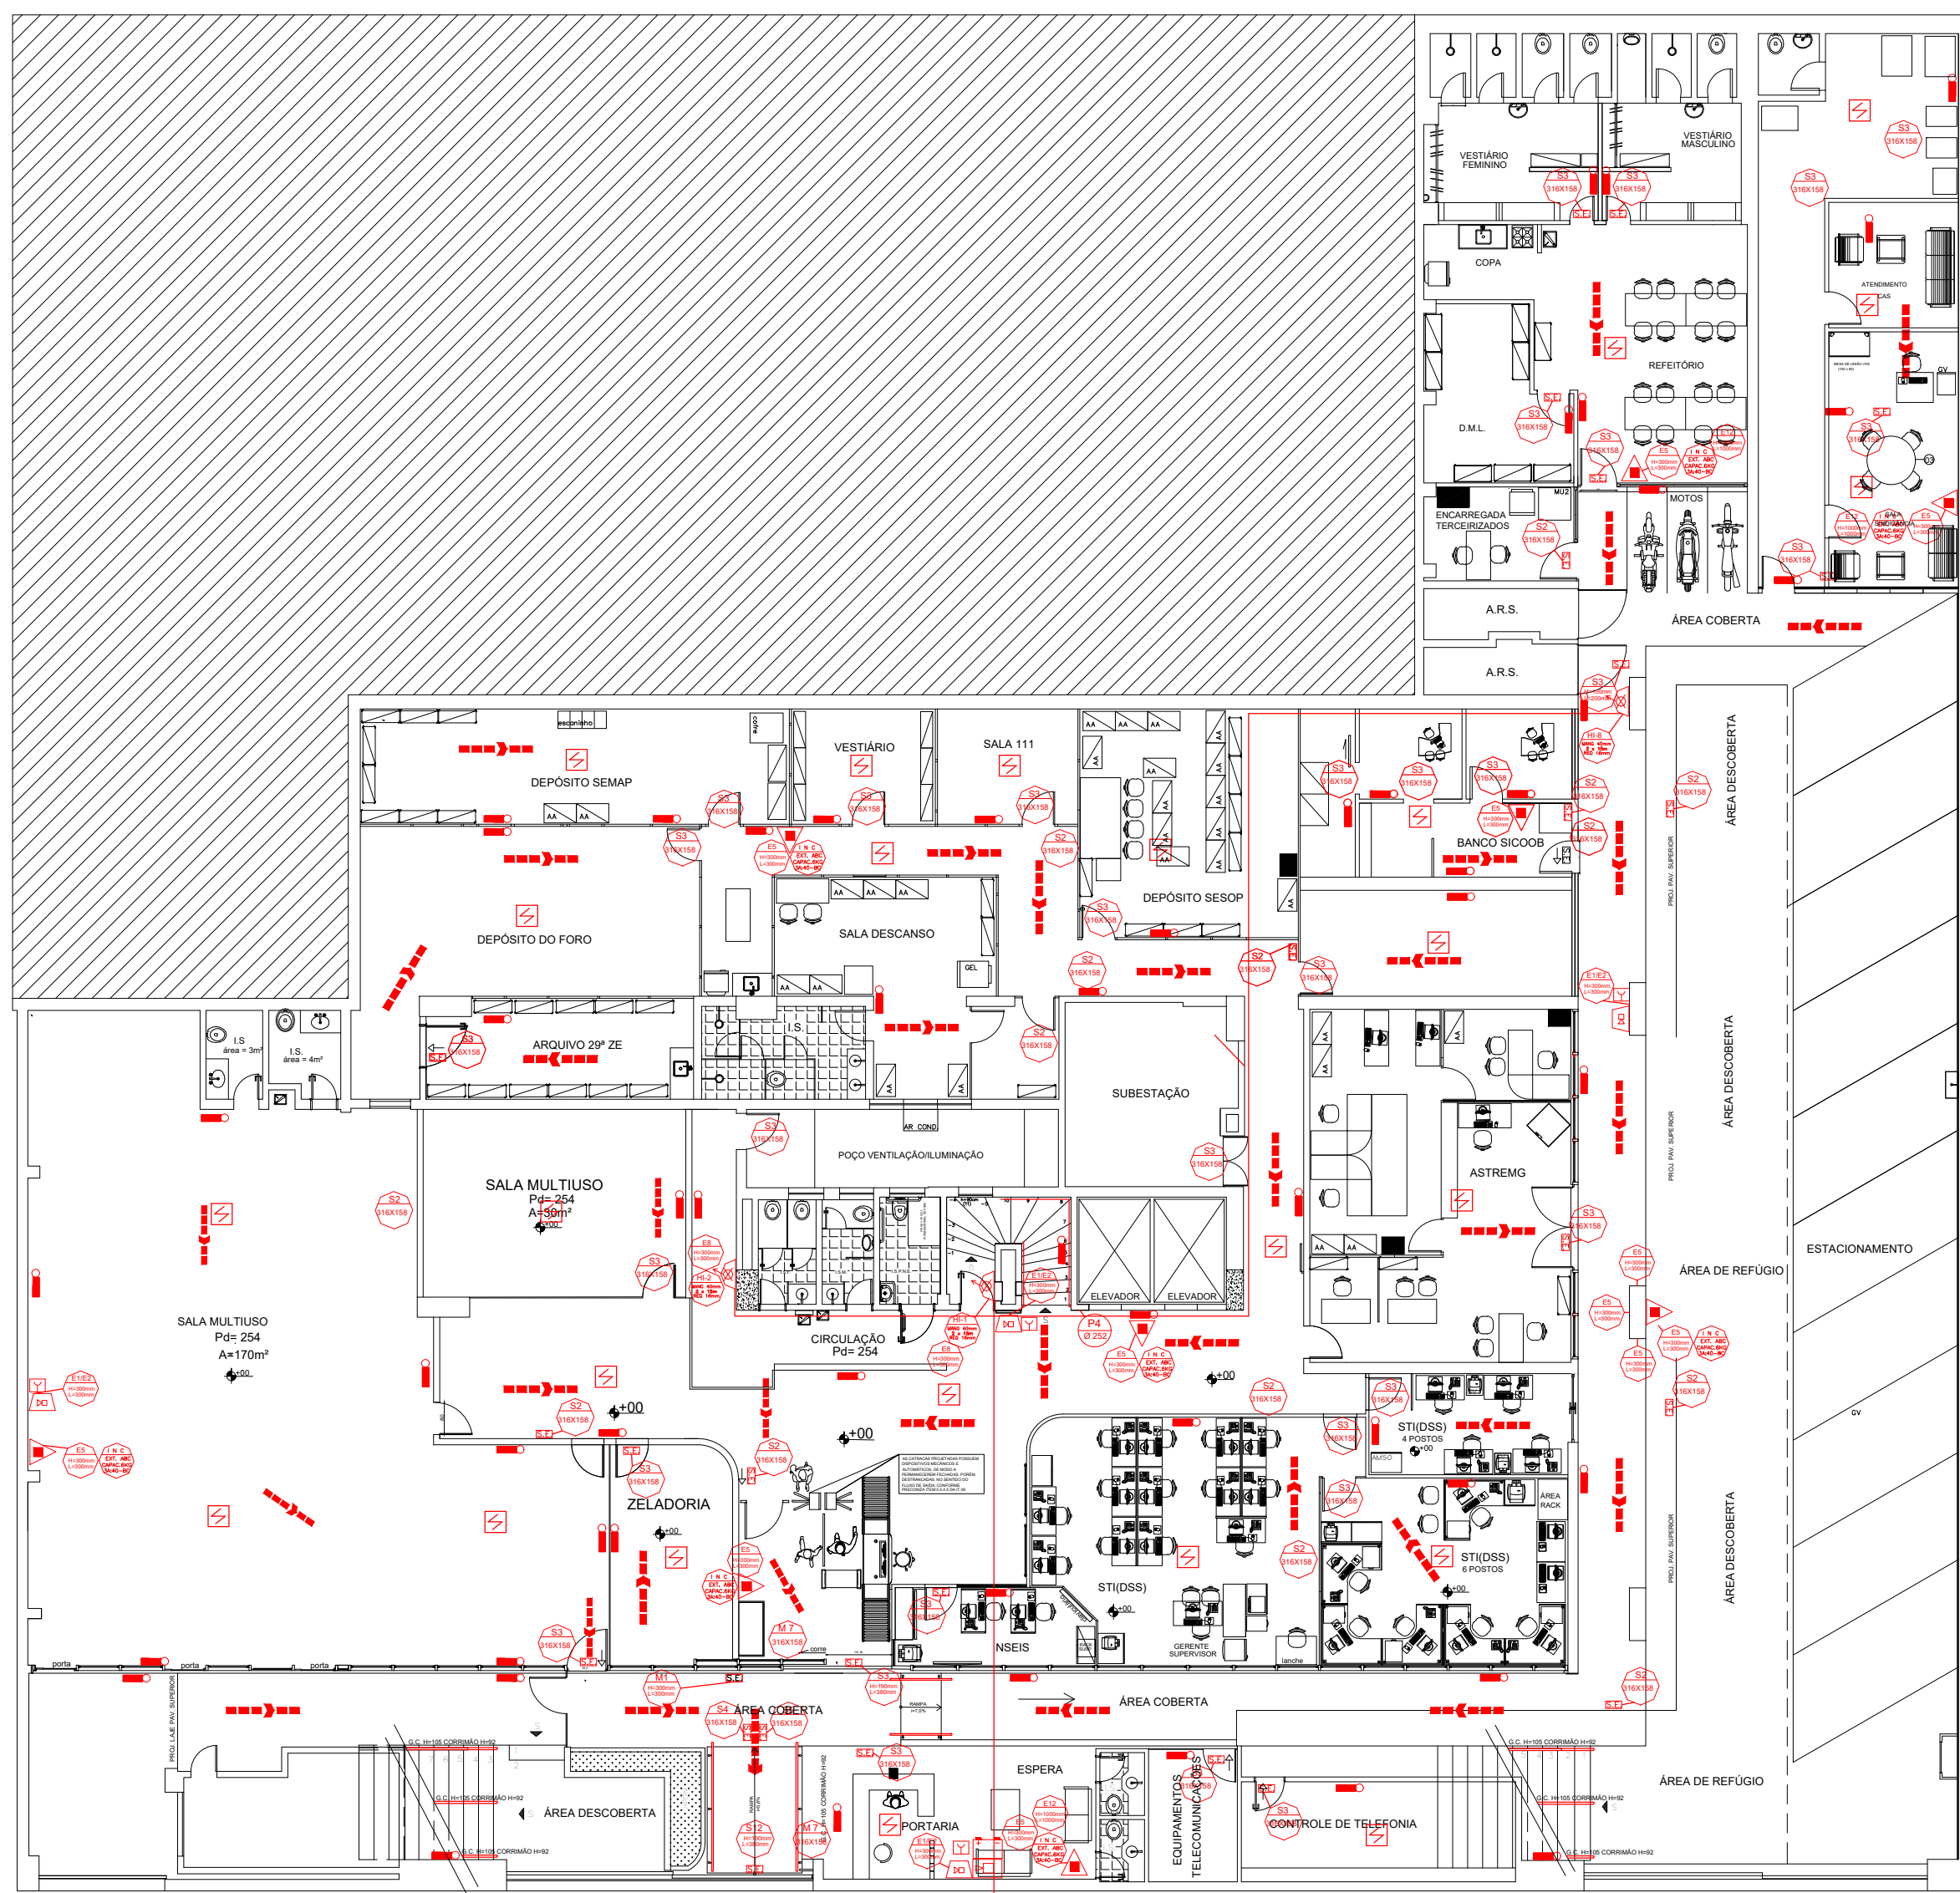


1 PLANTA BAIXA – TÉRREO
ESCALA 1:125 – 143,27 m²

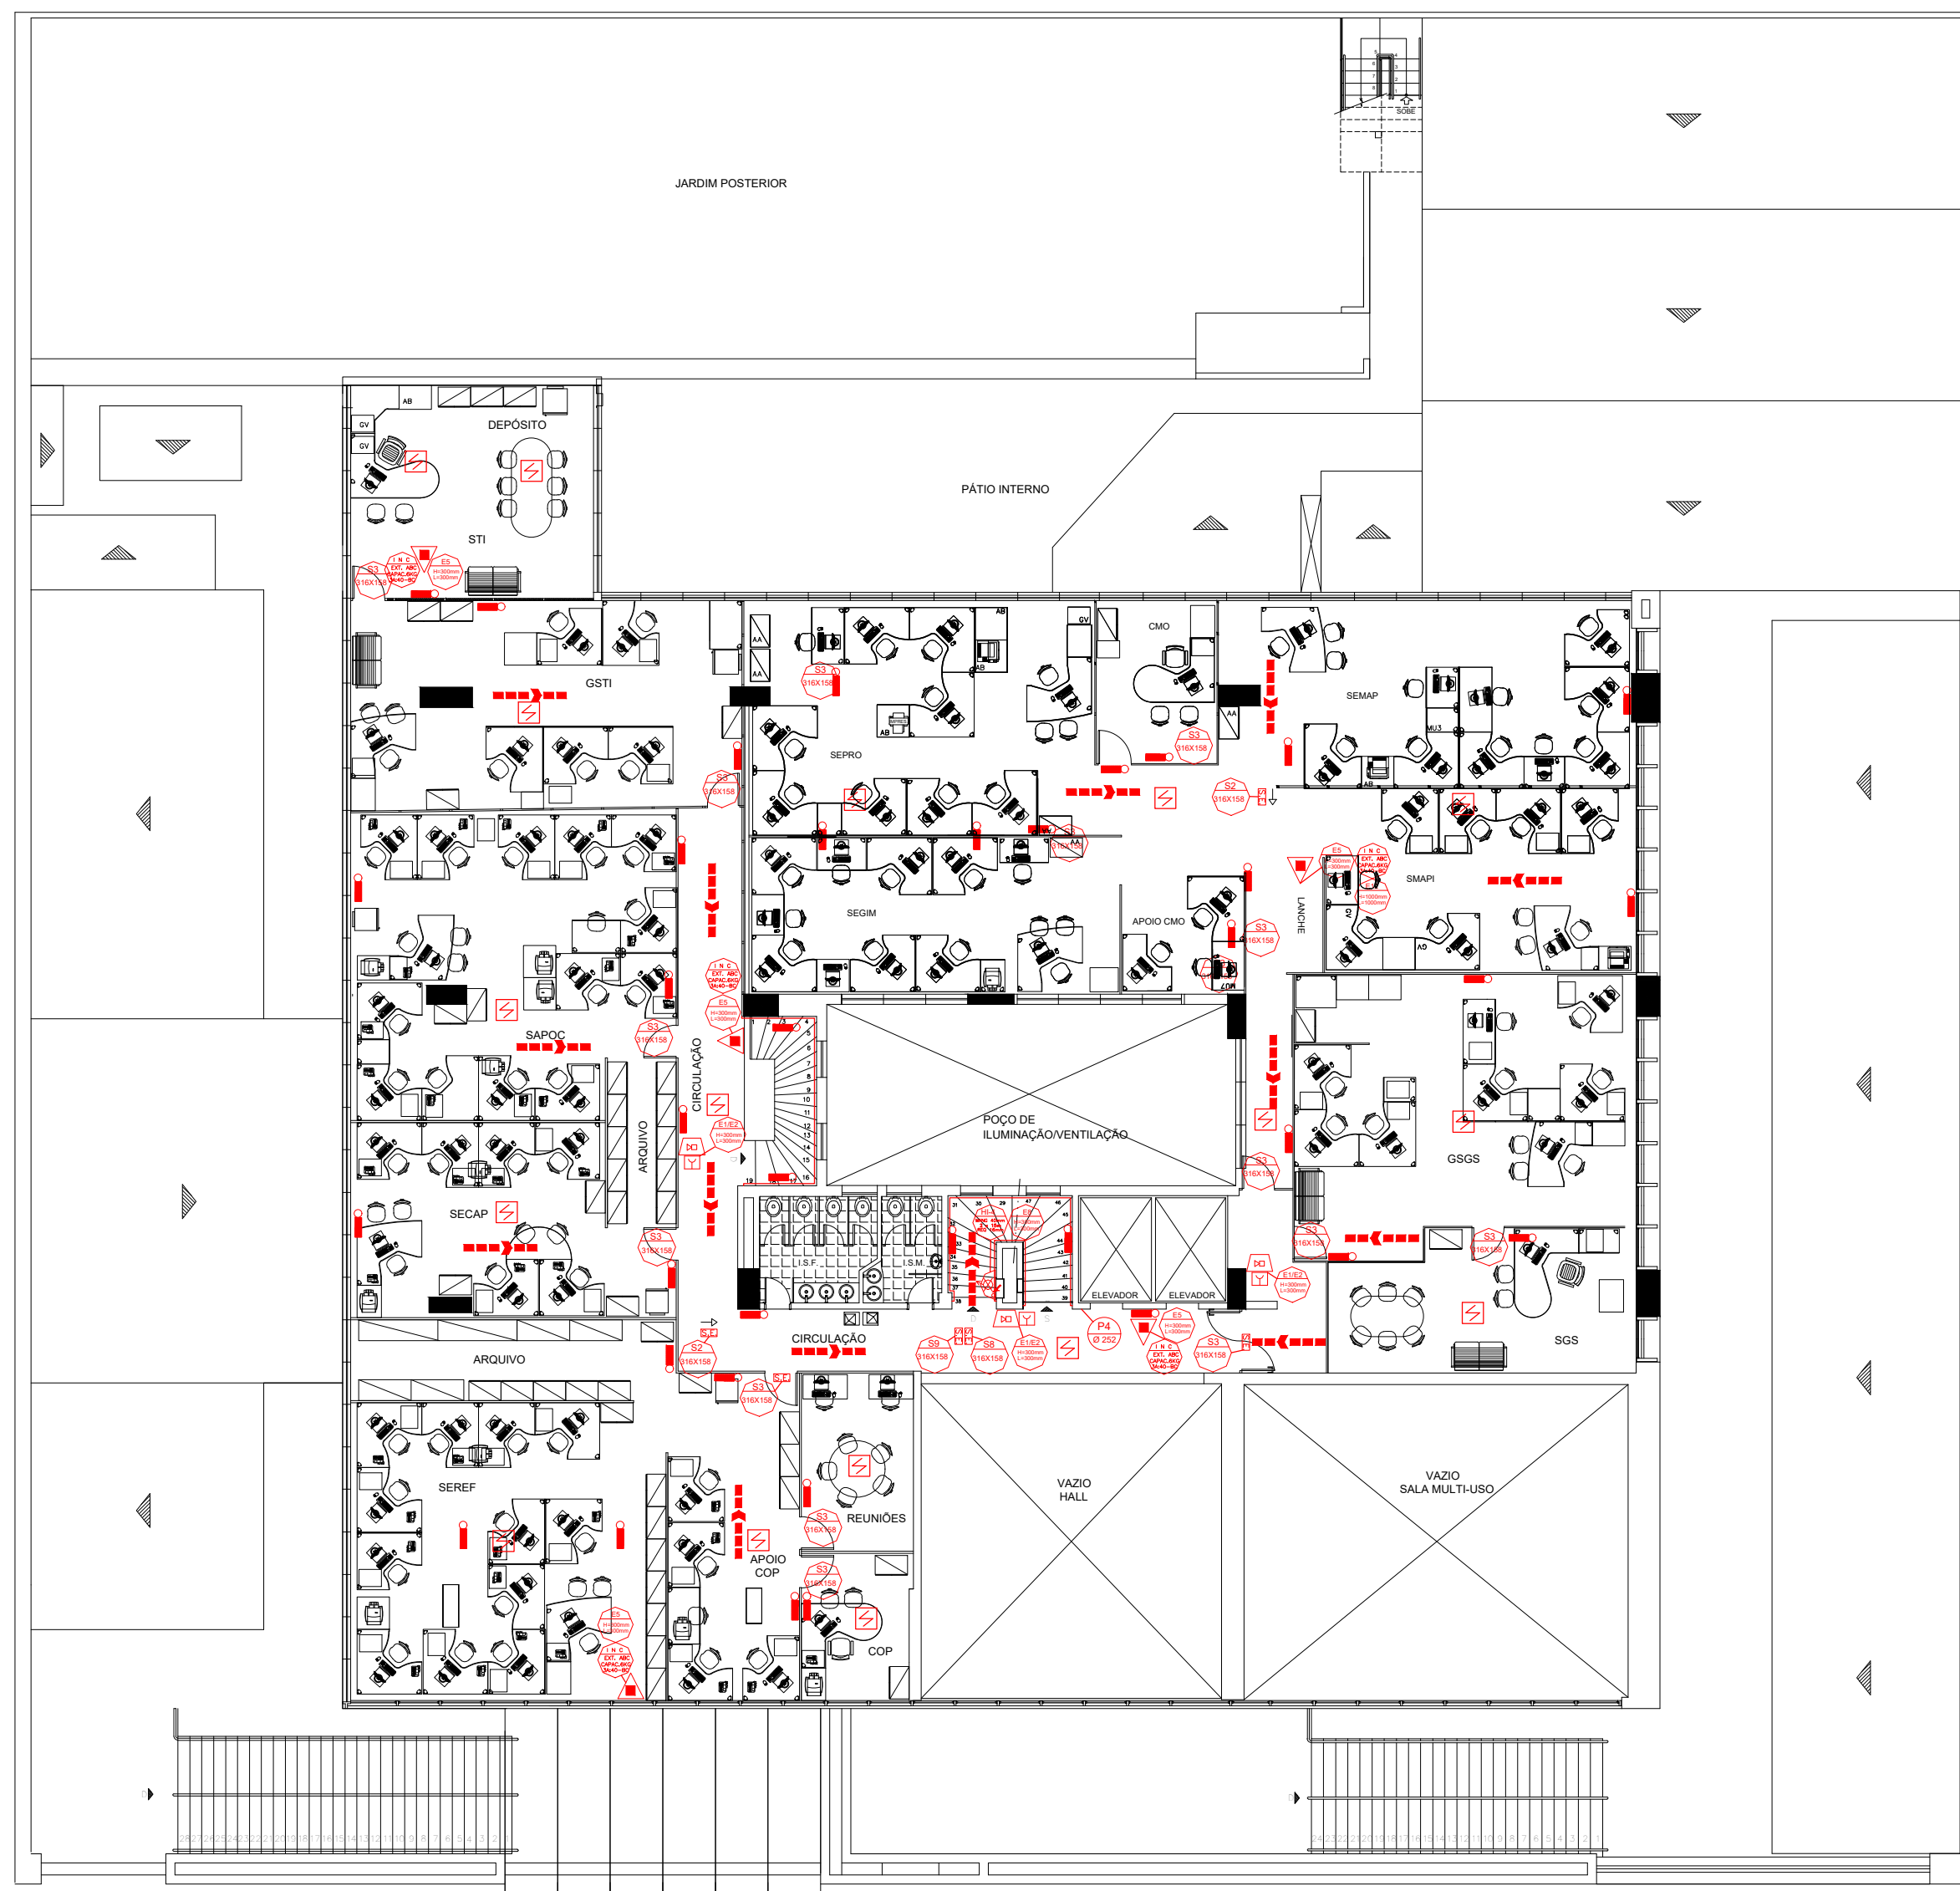

3 PLANTA BAIXA – 2º PAVIMENTO
ESCALA 1:125 – 79,84 m²

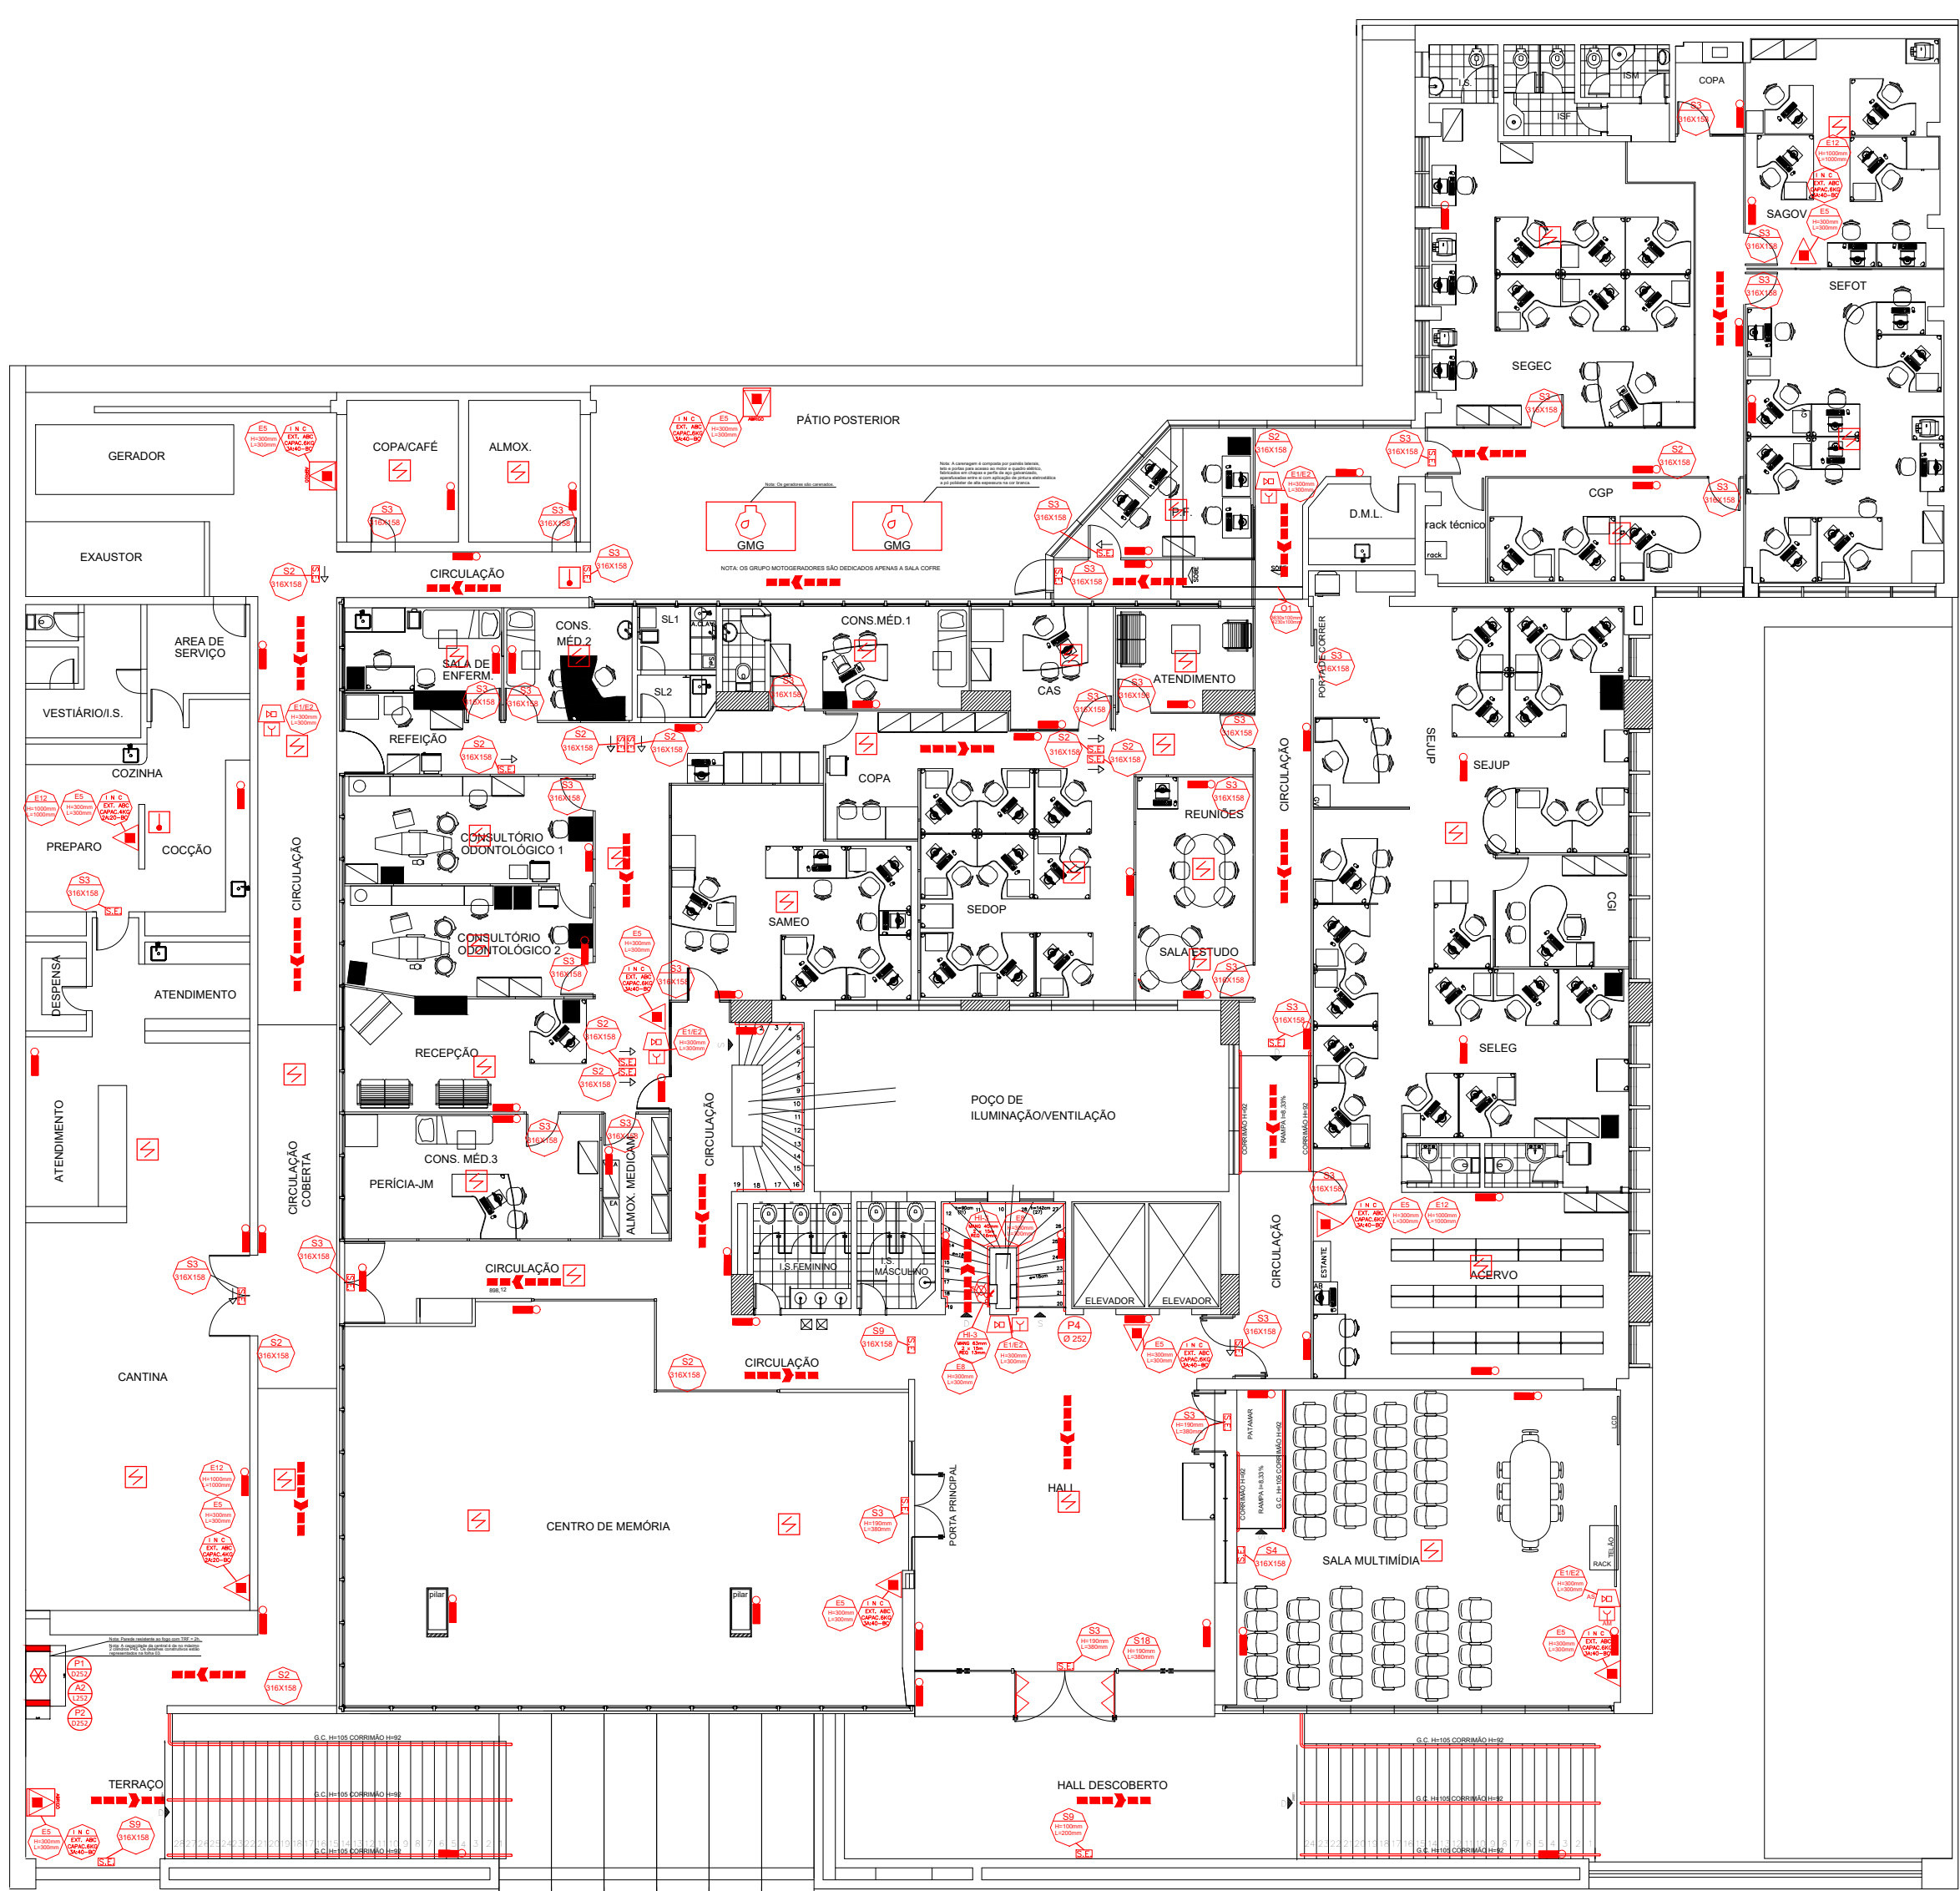

2 PLANTA BAIXA – 1º PAVIMENTO
ESCALA 1:125 – 1.322,70 m²

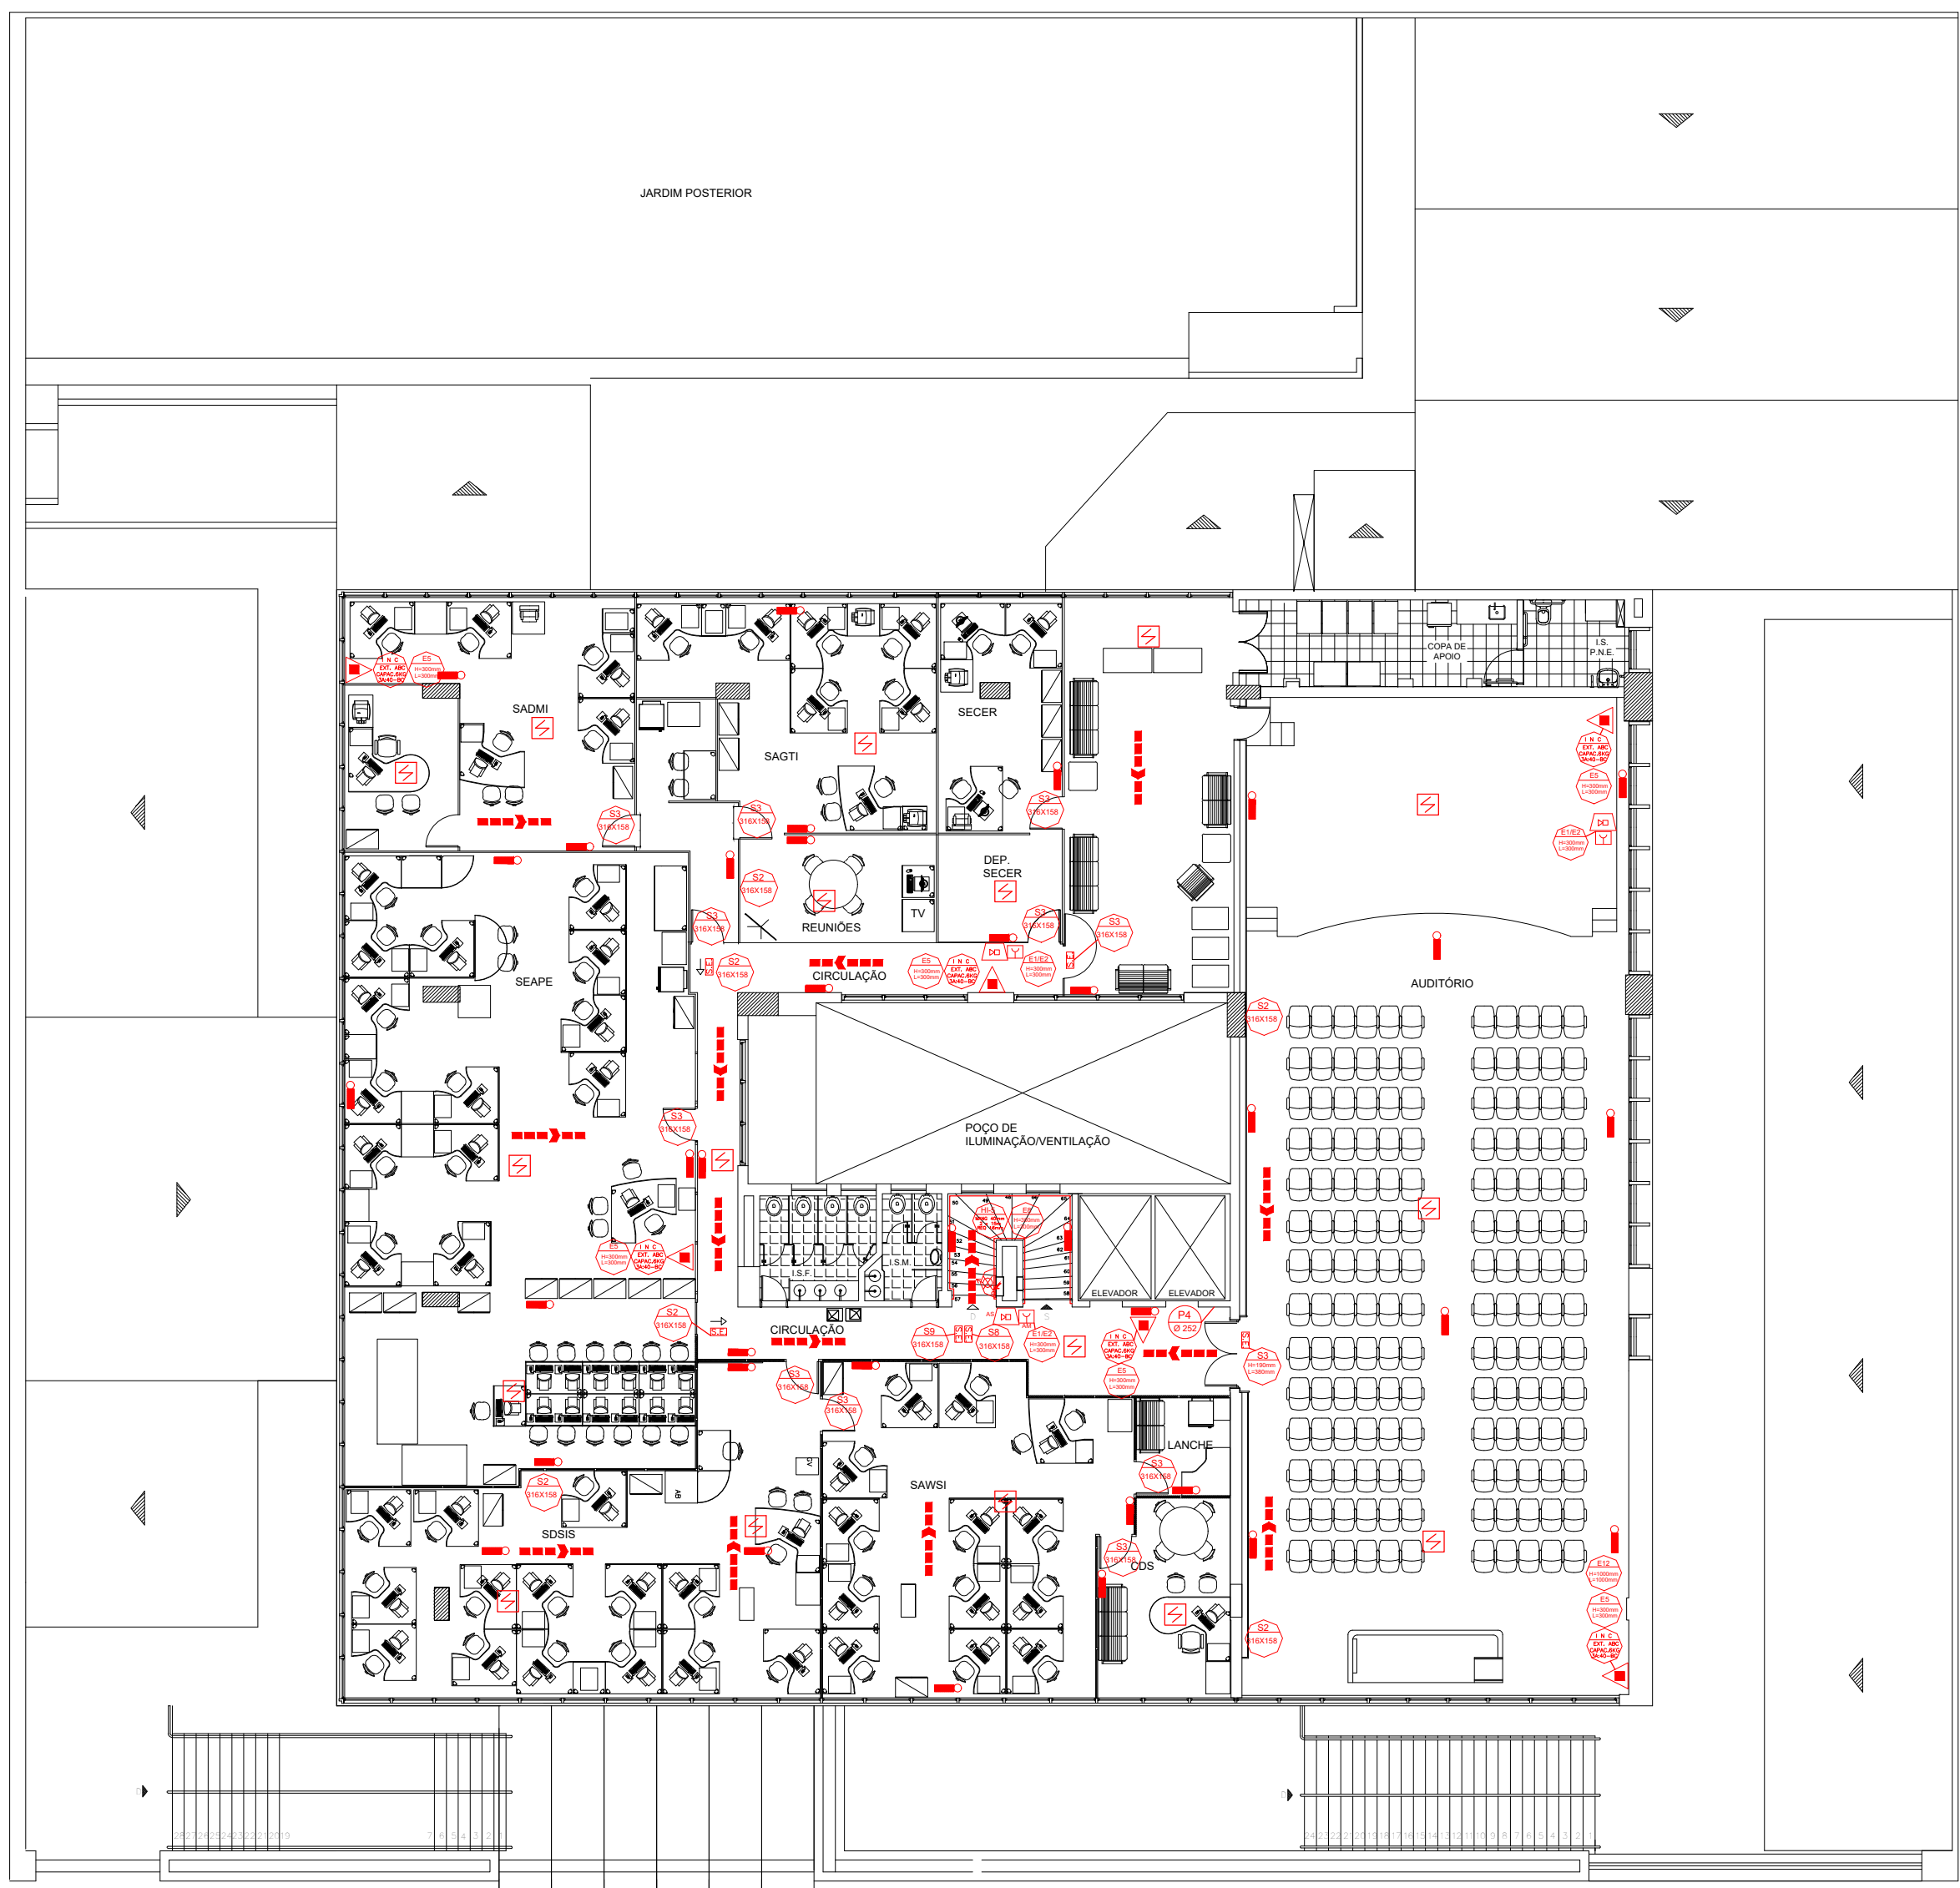

4 PLANTA BAIXA – 3º PAVIMENTO
ESCALA 1:125 – 84,94 m²

SINALIZAÇÃO DE ORIENTAÇÃO E SALVAMENTO			
CÓDIGO	SÍMBOLO	APLICAÇÃO	FORMA E COR
S2		INDICAÇÃO DO SENTIDO DE FUGA INDICA FV DIREITA OU ESQUERDA	SÍMBOLO: RETANGULAR FUNDO: VERDE MENSAGEM "SAÍDA" OU MENSAGEM "SAÍDA" E/OU PICTOGRAMA E/OU SETA DIRECIONAL FOTOLUMINESCENTE COM ALTURA DE LETRA SEMPRE >50MM
S3		INDICAÇÃO DE ACESSO A UMA SAÍDA DE EMERGÊNCIA	
S12		INDICAÇÃO DE SAÍDA DE EMERGÊNCIA COM OU SEM COMPLEMENTAÇÃO DO PICTOGRAMA FOTOLUMINESCENTE (SETA OU IMAGEM OU AMBOS)	
S4		INDICAÇÃO DO SENTIDO DE FUGA NO INTERIOR DAS ESCADAS, INDICA DIREITA OU ESQUERDA, DESCENDO OU SUBINDO. O DESENHO INDICATIVO DEVE SER POSICIONADO DE ACORDO COM O SENTIDO DE FUGA.	SÍMBOLO: RETANGULAR FUNDO: VERDE PICTOGRAMA: FOTOLUMINESCENTE
S5			
S6			
S7			
S8		INDICAÇÃO DOS SISTEMAS DE PROTEÇÃO CONTRA INCÊNDIO EXISTENTES NA EDIFICAÇÃO, NA ENTRADA PRINCIPAL DA (VERIFICAR O ANEXO II OS SISTEMAS UTILIZADOS NESTE PSCP)	COM A MENSAGEM SÍMBOLO: RETANGULAR OU QUADRADO FUNDO: COR CONTRASTANTE PICTOGRAMA: MENSAGEM ESCRITA, RESISTENTE AOS SISTEMAS DE PROTEÇÃO CONTRA INCÊNDIO EXISTENTES NA EDIFICAÇÃO, O TIPO DE ESTRUTURA E OS TELEFONES DE EMERGÊNCIA.
S9			
M1		INDICAÇÃO DE PORTAS QUE DEVEM PERMANECER ABERTAS DURANTE O FUNCIONAMENTO DA EDIFICAÇÃO.	SÍMBOLO: RETANGULAR FUNDO: VERDE PICTOGRAMA: FOTOLUMINESCENTE
M7			

SINALIZAÇÃO DE PROIBIÇÃO E ALERTA NOTA: AS DIMENSÕES ATENDERÃO A IT-15.			
CÓDIGO	SÍMBOLO	APLICAÇÃO	FORMA E COR
P-1		PROIBIDO FUMAR	Símbolo: circular Fundo: branco Pictograma: Fumogêneo, em cor preta Falso circular e barra diagonal: vermelha
P-2		PROIBIDO PRODUZIR CHAMADAS	Símbolo: circular Fundo: branco Pictograma: Rádio com fone, em cor preta Falso circular e barra diagonal: vermelha
P-3		PROIBIDO UTILIZAR ÁGUA PARA APAGAR O FOGO	Símbolo: circular Fundo: branco Pictograma: Bacia de água sobre o fogo, em cor preta Falso circular e barra diagonal: vermelha
P-4		PROIBIDO UTILIZAR ELEVADOR EM CASO DE INCÊNDIO	Símbolo: circular Fundo: branco Pictograma: Elevador e alarme, em cor preta Falso circular e barra diagonal: vermelha
A-2		CUIDADO, RISCO DE INCÊNDIO	Símbolo: triangular Fundo: amarelo Pictograma: Chama, em cor preta Falso triangular: preto
A-5		CUIDADO, RISCO DE CHOQUE ELÉTRICO	Símbolo: triangular Fundo: amarelo Pictograma: Fio elétrico, em cor preta Falso triangular: preto










SINALIZAÇÃO DE EQUIPAMENTOS DE COMBATE A INCÊNDIO E ALARME		
CÓDIGO	SÍMBOLO	APLICAÇÃO
E-8		INDICAÇÃO DO ABRIGO DA MANGUEIRA DE INCÊNDIO COM OU SEM HIDRANTE NO SEU INTERIOR
E-3		PONTO DE ACIONAMENTO DE BOMBA DE INCÊNDIO
E-5		INDICAÇÃO DA LOCALIZAÇÃO DOS EXTINTORES DE INCÊNDIO
E-1		INDICAÇÃO LOCAL DE INSTALAÇÃO DO ALARME DE INCÊNDIO
E-2		PONTO DE ACIONAMENTO DO ALARME DE INCÊNDIO
D-1		SINALIZAÇÃO COMPLEMENTAR INDICATIVA DE OBSTÁCULO

QUADRO DE ÁREAS:	
TÉRREO	1433,27m²
1º PAVIMENTO	1322,70m²
2º PAVIMENTO	731,61m²
3º PAVIMENTO	844,44m²
4º PAVIMENTO	596,60m²
CASA DE BOMBA	259,20m²
ÁREA TOTAL	5.187,82m²

LEGENDA / SIMBOLOGIA	
	CORRIMÃO
	EXTINTOR COM CARGA DE PÓ ABC, 6Kg 3A:40BC
	PONTO DE ILUMINAÇÃO DE EMERGÊNCIA
	SINALIZAÇÃO DE EMERGÊNCIA
	HIDRANTE SIMPLES
	HIDRANTE DE RECALQUE
	RESERVA DE INCÊNDIO
	ACIONADOR DE BOMBA DE INCÊNDIO (BOTOEIRA TIPO LIGA DESLIGA)
	BOMBA DE INCÊNDIO
	TUBULAÇÃO DA REDE DE HIDRANTES
	DIREÇÃO DE FLUXO DA ROTA DE FUGA
	SAÍDA FINAL DA ROTA DE FUGA
	ACIONADOR MANUAL DO SISTEMA DE DETECÇÃO E ALARME DE INCÊNDIO
	AVISADOR SONORO TIPO SIRENE
	CENTRAL DE DETECÇÃO E ALARME DE INCÊNDIO
	BATERIA DO SISTEMA DE ALARME DE INCÊNDIO
	CILINDRO DE GÁS HALON
	ÁREA PROTEGIDA HALON
	ACIONADOR MANUAL HALON
	CENTRAL DE GÁS
	DETECTOR DE FUMAÇA PONTUAL
	DETECTOR DE CALOR PONTUAL

PROJETO DE PREVENÇÃO CONTRA INCÊNDIO E PÂNICO

ENDEREÇO DA OBRA: AVENIDA PRUDENTE MORAIS, 320		BAIRRO: CIDADE JARDIM
LOTE: 058	QUARTÉRIO: 001	CIDADE: BELO HORIZONTE – MG
PROPRIETÁRIO: TRIBUNAL REGIONAL ELEITORAL DE MINAS GERAIS CNPJ: 05.940.740/0001-21		
ÁREAS	ÁREA CONSTRUÍDA: 5.187,82m²	Ocupação: SERVIÇO PROFISSIONAL
	ÁREA A CONSTRUIR: 00,00m²	Divisão/Descrição: D-1/REPARTIÇÃO PÚBLICA
	ÁREA TOTAL: 5.187,82m²	
CONTEÚDO: PLANTA BAIXA TÉRREO, 1º PAVIMENTO 2º PAVIMENTO E 3º PAVIMENTO		
		DATA: 09/02/2021 FOLHA: 01/03

 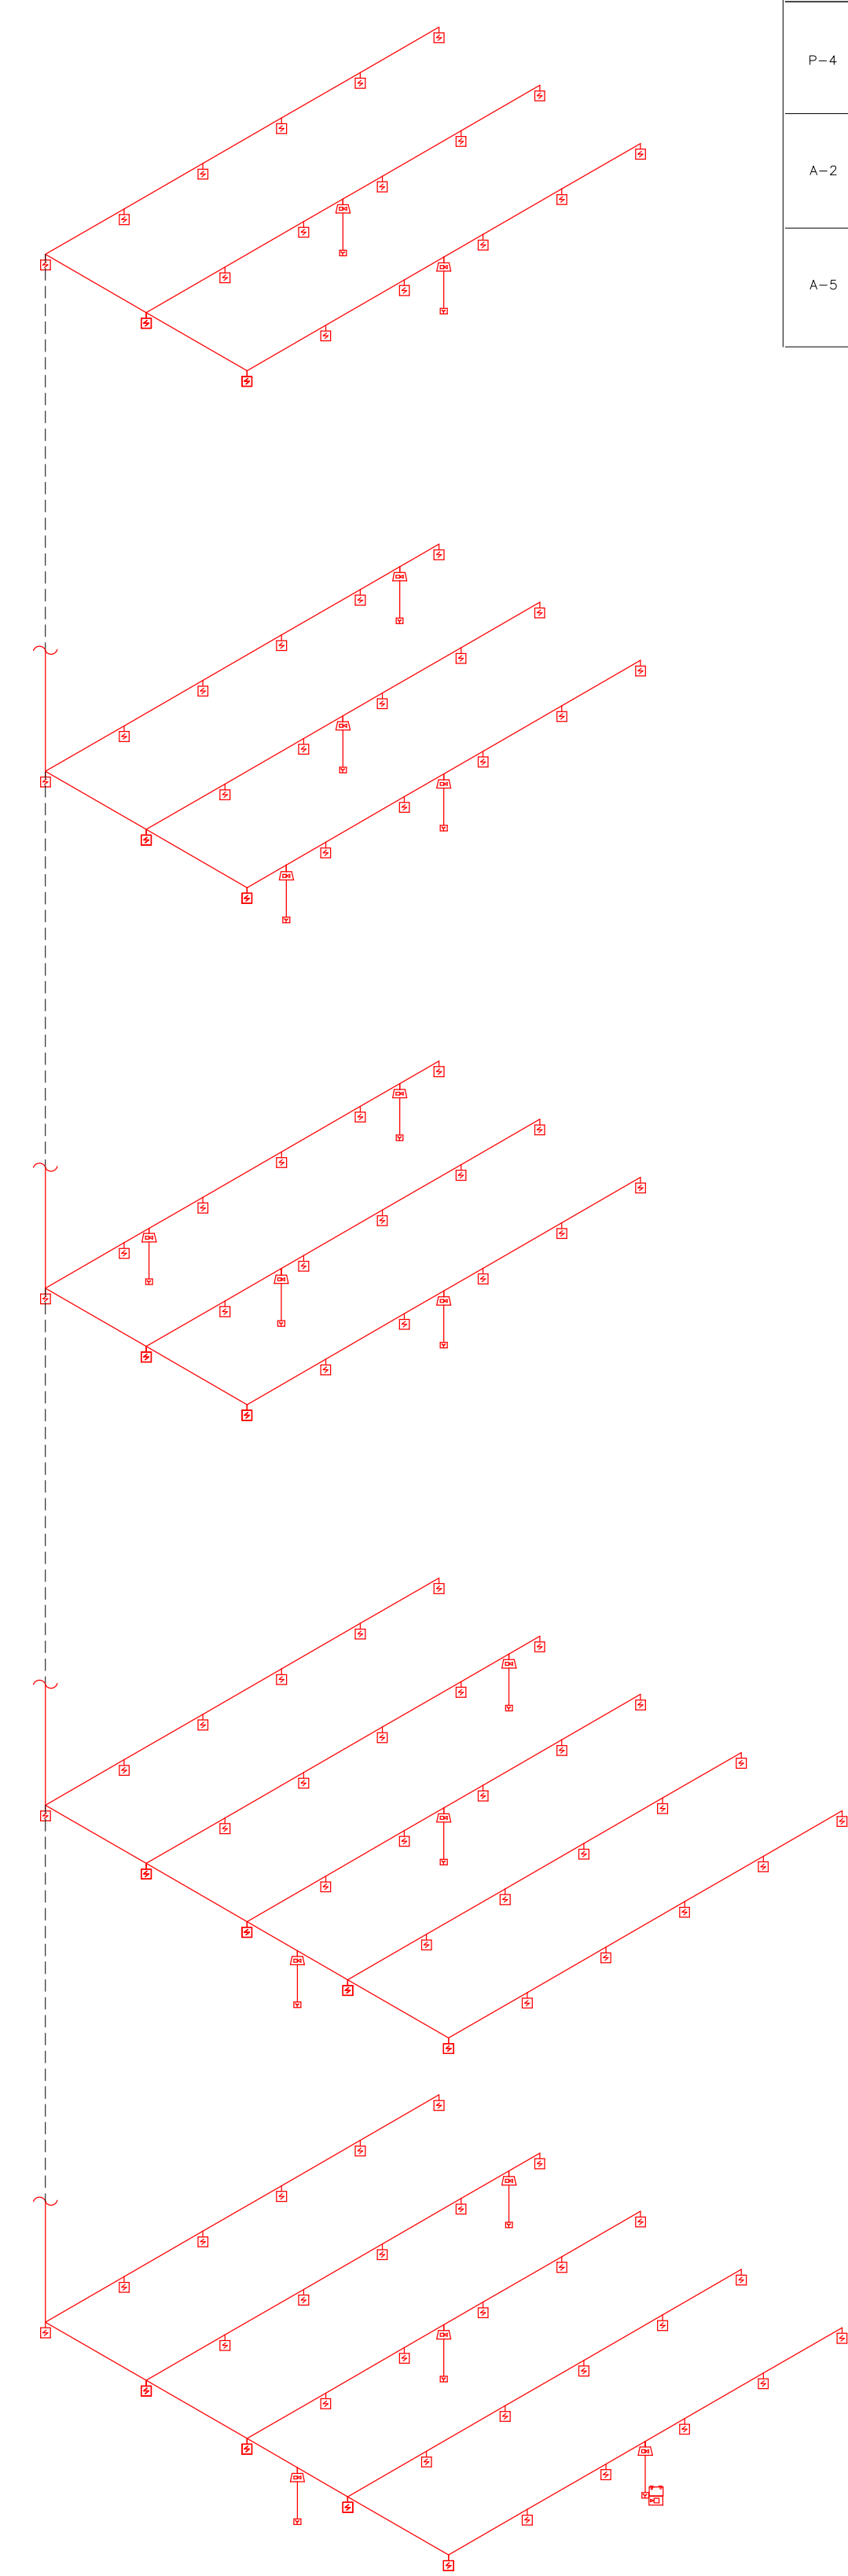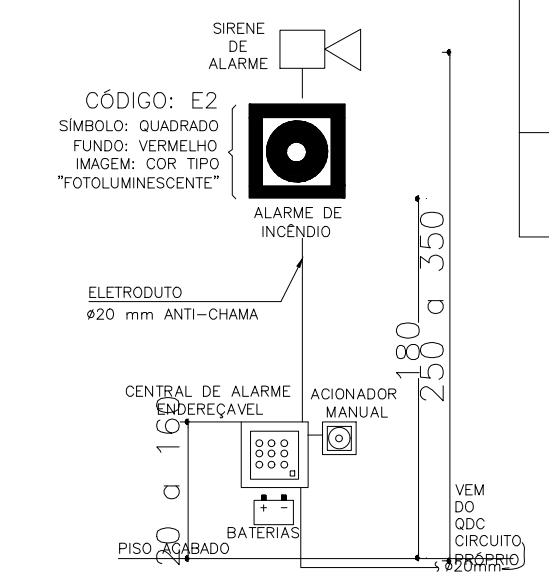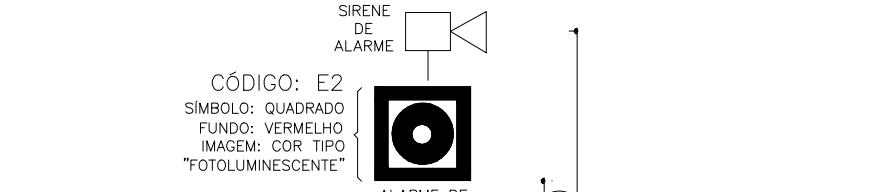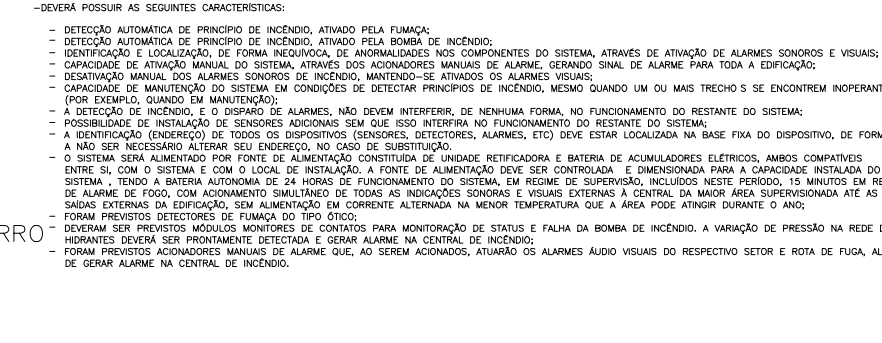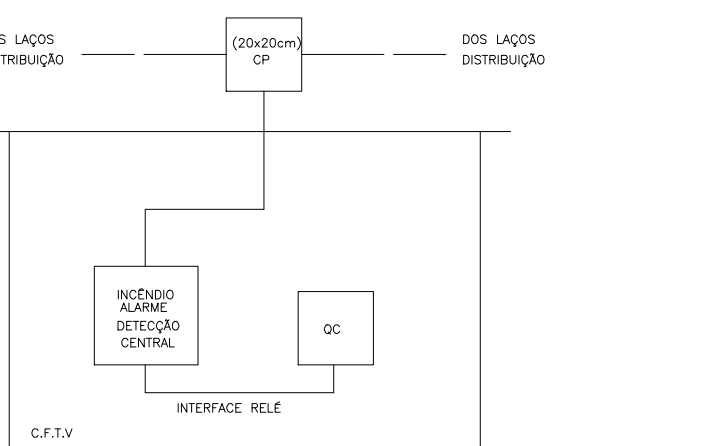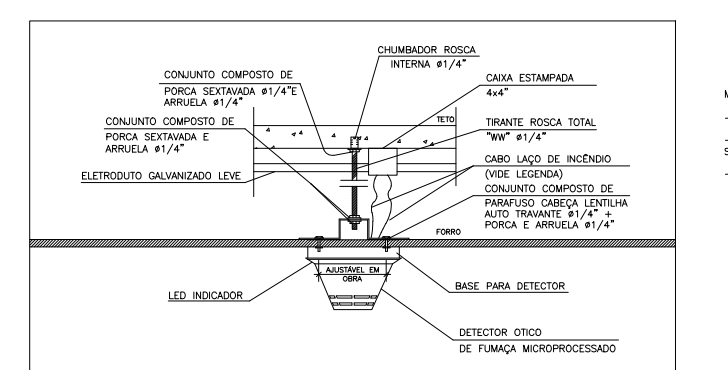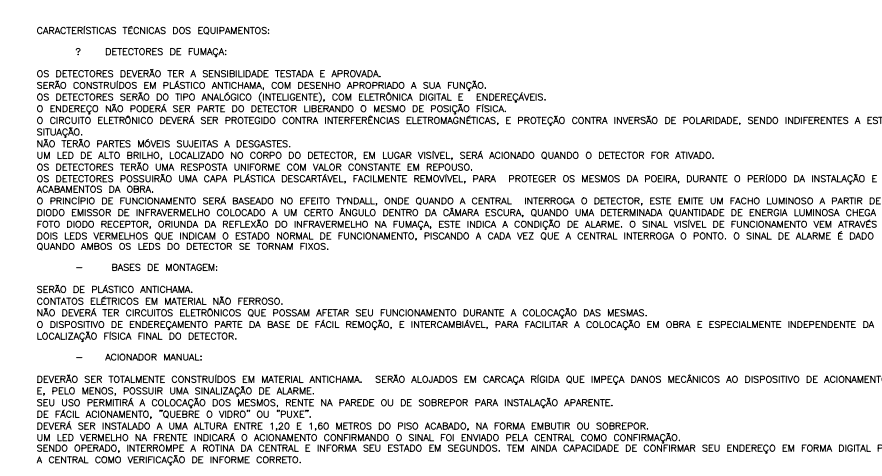 [illegible]

SINALIZAÇÃO DE ORIENTAÇÃO E SALVAMENTO			
CÓDIGO	SÍMBOLO	APLICAÇÃO	FORMA E COR
52		INDICAÇÃO DO SENTIDO DE FUGA (NÃO P/ DIREITA OU ESQUERDA)	SÍMBOLO: RETANGULAR FUNDO: VERDE MENSCÃO: "SAÍDA" OU MENSAGEM "SAÍDA" E/OU PICTOGRAMA E/OU SETA DIRECIONAL, FOTOLUMINESCENTE, COM ALTURA DE LETRA SEMPRE >30MM
53		INDICAÇÃO DE ACESSO A UMA SAÍDA DE EMERGÊNCIA	
512		INDICAÇÃO DE SAÍDA DE EMERGÊNCIA COM OU SEM COMPLEMENTAÇÃO DO PICTOGRAMA FOTOLUMINESCENTE (SETA OU IMAGEM, OU AMBOS)	
54			
55			
56		INDICAÇÃO DO SENTIDO DE FUGA NO INTERIOR DAS ESCADAS: NÚCLEA DIREITA OU ESQUERDA, DESCENDO OU SUBINDO, O DESENHO INDICATIVO DEVE SER POSICIONADO DE ACORDO COM O SENTIDO DE FUGA.	SÍMBOLO: RETANGULAR FUNDO: VERDE PICTOGRAMA: FOTOLUMINESCENTE
57			
58			
59			
M1		INDICAÇÃO DOS SISTEMAS DE PROTEÇÃO CONTRA INCÊNDIO EXISTENTES NA EDIFICAÇÃO, NA ENTRADA PRINCIPAL DA	COM A MENSAGEM SÍMBOLO: RETANGULAR OU QUADRADO FUNDO: INDESTRUTÍVEL PICTOGRAMA: MENSAGEM FORTE REFERENTE AOS SISTEMAS DE PROTEÇÃO CONTRA INCÊNDIO EXISTENTES NA EDIFICAÇÃO
M7		INDICAÇÃO DE PORTAS QUE DEVEM PERMANECER ABERTAS DURANTE O FUNCIONAMENTO DA EDIFICAÇÃO.	SÍMBOLO: RETANGULAR FUNDO: VERDE PICTOGRAMA: FOTOLUMINESCENTE

SINALIZAÇÃO DE PROIBIÇÃO E ALERTA				
NOTA: AS DIMENSÕES ATENDERÃO A IT-15.				
CÓDIGO	SÍMBOLO	APLICAÇÃO	FORMA E COR	
P-1		PROIBIDO FUMAR	Símbolo: circular Fundo: branco Pictograma: algarismo, em cor preta Faixa circular e barra diagonal: vermelha	
P-2		PROIBIDO FAZER FUMAS	Símbolo: circular Fundo: branco Pictograma: Fumaça, em cor preta, em faixa circular e barra diagonal vermelha	
P-3		PROIBIDO USAR ÁGUA QUENTE	Símbolo: circular Fundo: branco Pictograma: Bãde de água sobre o fogo, em cor preta, em faixa circular e barra diagonal vermelha	
P-4		PROIBIDO USAR ELEVADOR EM CASO DE INCÊNDIO	Símbolo: circular Fundo: branco Pictograma: Elevador, em cor preta, em faixa circular e barra diagonal vermelha	
A-2		PERIGO, RISCO DE INCÊNDIO	Símbolo: triangular Fundo: amarelo Pictograma: chama, em cor preta Faixa triangular: preta	
A-5		PERIGO, RISCO DE CHOQUE ELÉTRICO	Símbolo: triangular Fundo: amarelo Pictograma: raios, em cor preta Faixa triangular: preta	


LEGENDA / SIMBOLOGIA		
	CORRIMÃO	
	EXTINTOR COM CARGA DE PÓ ABC, 6kg 3A:40BC	
	PONTO DE ILUMINAÇÃO DE EMERGÊNCIA	
	SINALIZAÇÃO DE EMERGÊNCIA	
	HIDRANTE SIMPLES	SISTEMA DE HIDRANTES
	HIDRANTE DE RECALQUE	
	RESERVA DE INCÊNDIO	
	ACIONADOR DE BOMBA DE INCÊNDIO. (BOTÃO TIPO LIGA DESLIGA)	
	BOMBA DE INCÊNDIO	
	TUBULAÇÃO DA REDE DE HIDRANTES	
	DIREÇÃO DE FLUXO DA ROTA DE FUGA	
	SAÍDA FINAL DA ROTA DE FUGA	
	ACIONADOR MANUAL DO SISTEMA DE DETECÇÃO E ALARME DE INCÊNDIO	
	AVISADOR SONORO TIPO SIRENE	
	CENTRAL DE DETECÇÃO E ALARME DE INCÊNDIO	
	BATERIA DO SISTEMA DE ALARME DE INCÊNDIO	
	CILINDRO DE GÁS HALON	
	ÁREA PROTEGIDA HALON	
	ACIONADOR MANUAL HALON	
	CENTRAL DE GÁS	
	DETECTOR DE FUMAÇA PONTUAL	
	DETECTOR DE CALOR PONTUAL	

SINALIZAÇÃO DE EQUIPAMENTOS DE COMBATE A INCÊNDIO E ALARME		
CÓDIGO	SÍMBOLO	APLICAÇÃO
E-8		INDICAÇÃO DO ABRIGO DA MANGUEIRA DE INCÊNDIO COM O SEU INSPIRANTE NO SEU INTERIOR
E-3		PUNTO DE ACOMODAMENTO DE BOMBA DE INCENDIO
E-5		INDICAÇÃO DA LOCALIZAÇÃO DOS EXTINTORES DE INCENDIO
E-1		INDICAÇÃO LOCAL DE INSTALAÇÃO DO ALARME DE INCÊNDIO
E-2		PUNTO DE ACOMODAMENTO DO ALARME DE INCENDIO
D-1		SINALIZAÇÃO COMPLEMENTAR INDICATIVA DE OBSTÁCULO

QUADRO DE ÁREAS :	
TÉRREO	1433,27m ²
1º PAVIMENTO	1322,70m ²
2º PAVIMENTO	731,61m ²
3º PAVIMENTO	844,44m ²
4º PAVIMENTO	596,60m ²
CASA DE BOMBAS	259,20m ²
ÁREA TOTAL	5.187,82m ²

PROJETO DE PREVENÇÃO CONTRA INCÊNDIO E PÂNICO			
ENDEREÇO DA OBRA:		BAIRRO:	
AVENIDA PRUDENTE MORAIS, 320		CIDADE JARDIM	
LOTE:	QUARTERÃO:	CIDADE:	
058	001	BELO HORIZONTE – MG	
ÁREAS ASSINATURAS	PROPRIETÁRIO:		
	TRIBUNAL REGIONAL ELEITORAL DE MINAS GERAIS CNPJ: 05.940.740/0001-21		
ÁREAS	ÁREA CONSTRUIDA:	OCUPAÇÃO:	
	5,187,82m ²	SERVIÇO PROFISSIONAL	
	ÁREA A CONSTRUIR:	DIVISÃO/DESCRIÇÃO:	
	00,00m ²	D-1/REPARTIÇÃO PÚBLICA	
	ÁREA TOTAL:		
	5,187,82m ²		
CONTEÚDO:		DATA:	
PLANTA BAIXA 4º PAVIMENTO, RES. INC.		09/02/2021	
CASA BOMBAS E CORTE AA		FOLHA:	
		02/03	







ESC:_____1:50
ISOMÉTRICO DETECÇÃO E ALARME

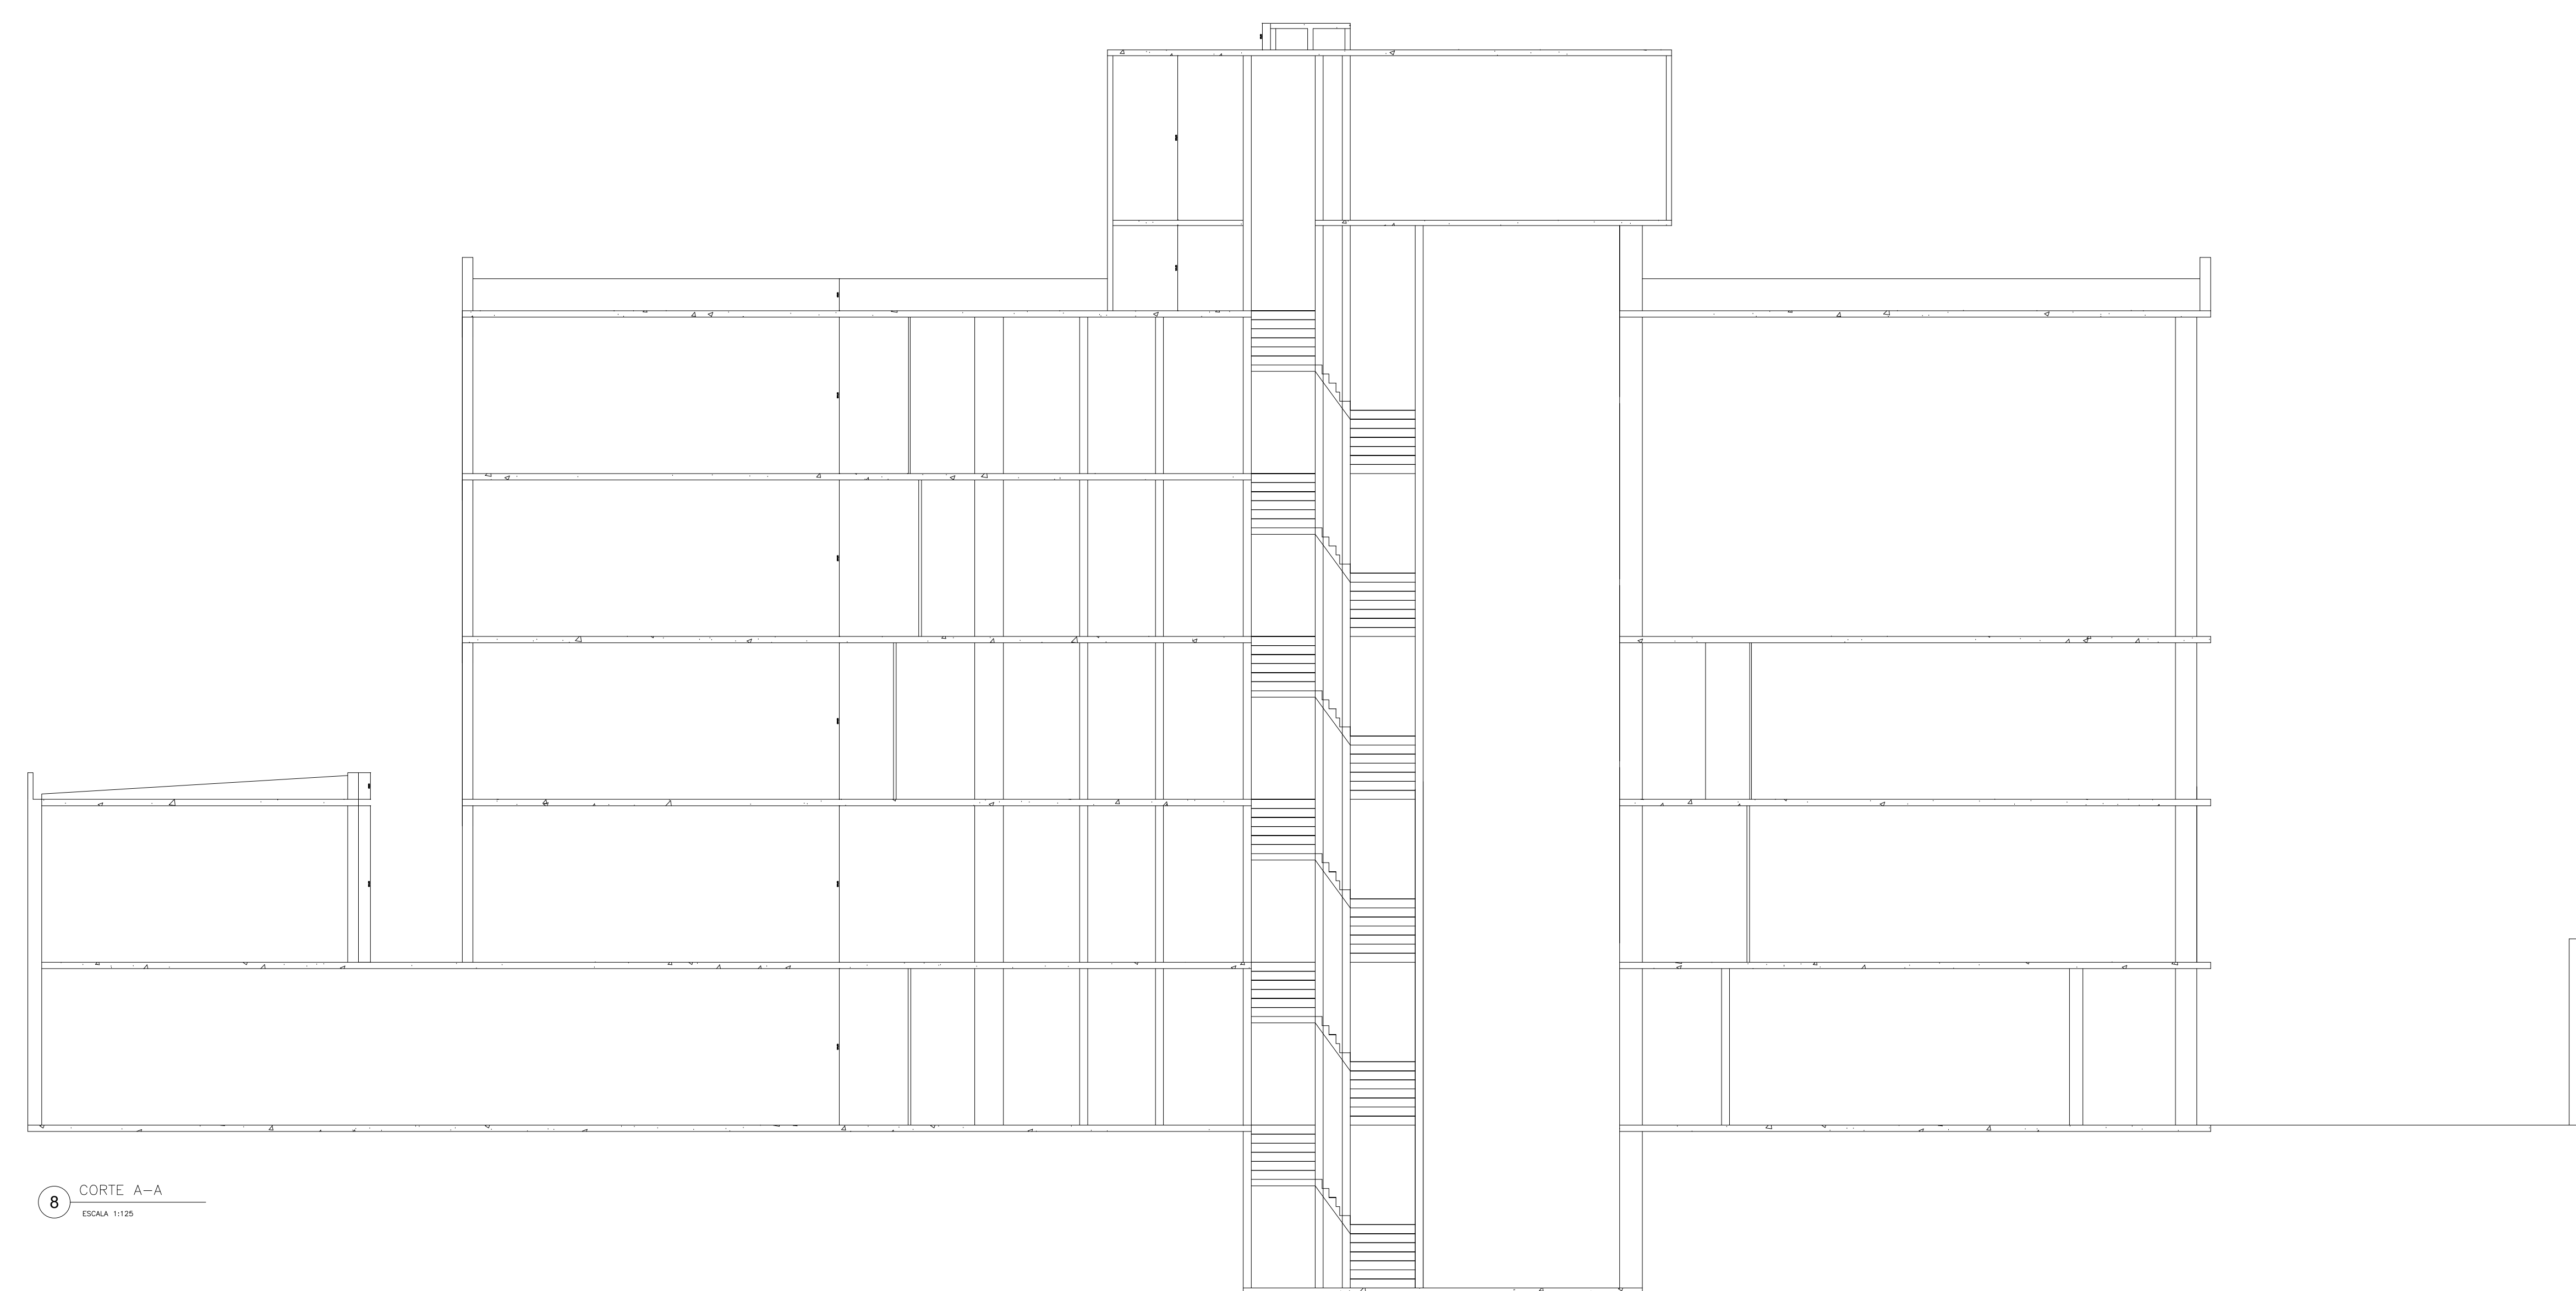


8 CORTE A-A
ESCALA 1/125



  
Diagrama de um sistema de alarme isométrico com retorno independente para cada botidora. O diagrama mostra uma central vermelha no topo conectada a duas botidoras (1 e 2) e duas sirenes (1 e 2). Cada botidora possui um botão vermelho e uma sirene. As conexões são feitas através de fios que se ramificam para cada dispositivo. No topo, há uma caixa de conexão com os terminais "L", "N" e "TERRA".

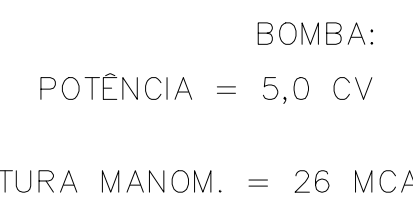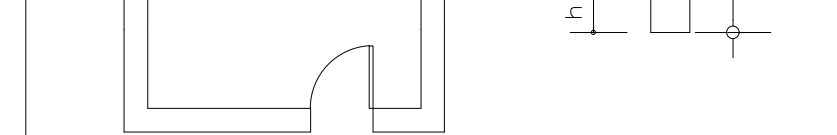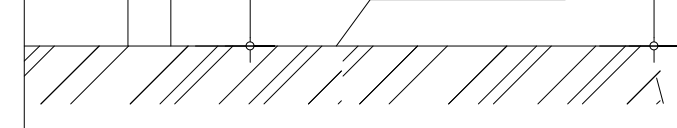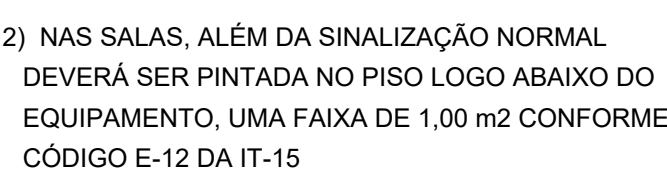

PROJETO DE PREVENÇÃO CONTRA INCÊNDIO E PÂNICO			
ENDEREÇO DA OBRA:		BAIRRO:	
AVENIDA PRUDENTE MORAIS, 320		CIDADE JARDIM	
LOTE:	QUARTÉRIO:	CIDADE:	
058	001	BELO HORIZONTE – MG	
ASSINATURAS	PROPRIETÁRIO: TRIBUNAL REGIONAL ELEITORAL DE MINAS GERAIS CNPJ: 05.940.740/0001-21		
ÁREAS	ÁREA CONSTRUIDA:	OCUPAÇÃO:	
	5,187,82m ²	SERVIÇO PROFISSIONAL	
	ÁREA A CONSTRUIR:	DIVISÃO/DESCRIÇÃO:	
	00,00m ²	D-1/REPARTIÇÃO PÚBLICA	
ÁREA TOTAL:			
5,187,82m ²			
CONTEÚDO:		DATA:	
DETALHES E SITUAÇÃO		09/02/2021	
		FOLHA:	
		03/03	

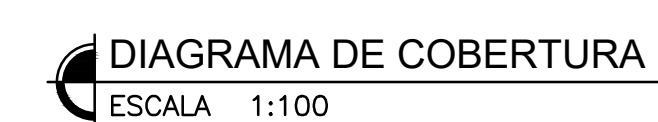

PROJETO DE SEGURANÇA CONTRA INCÊNDIO E PÂNICO			
	PROPRIETÁRIO	RESPONSÁVEL TÉCNICO	
	TRIBUNAL REGIONAL ELEITORAL DE MINAS GERAIS DIRETORIA-GERAL DAS SECRETARIAS DO TRIBUNAL	RT: RUBENS LEVY FRANCISCO CREA 54.872/D-MG	
EDIFÍCIO ANEXO I - EDICULA		ESCALA: INDICADA	FOLHA: 01/02
ENDEREÇO: RUA BERNARDO MASCARENHAS 317, BELO HORIZONTE		DATA: 18/05/2022	SEGIM/CMO/SGS

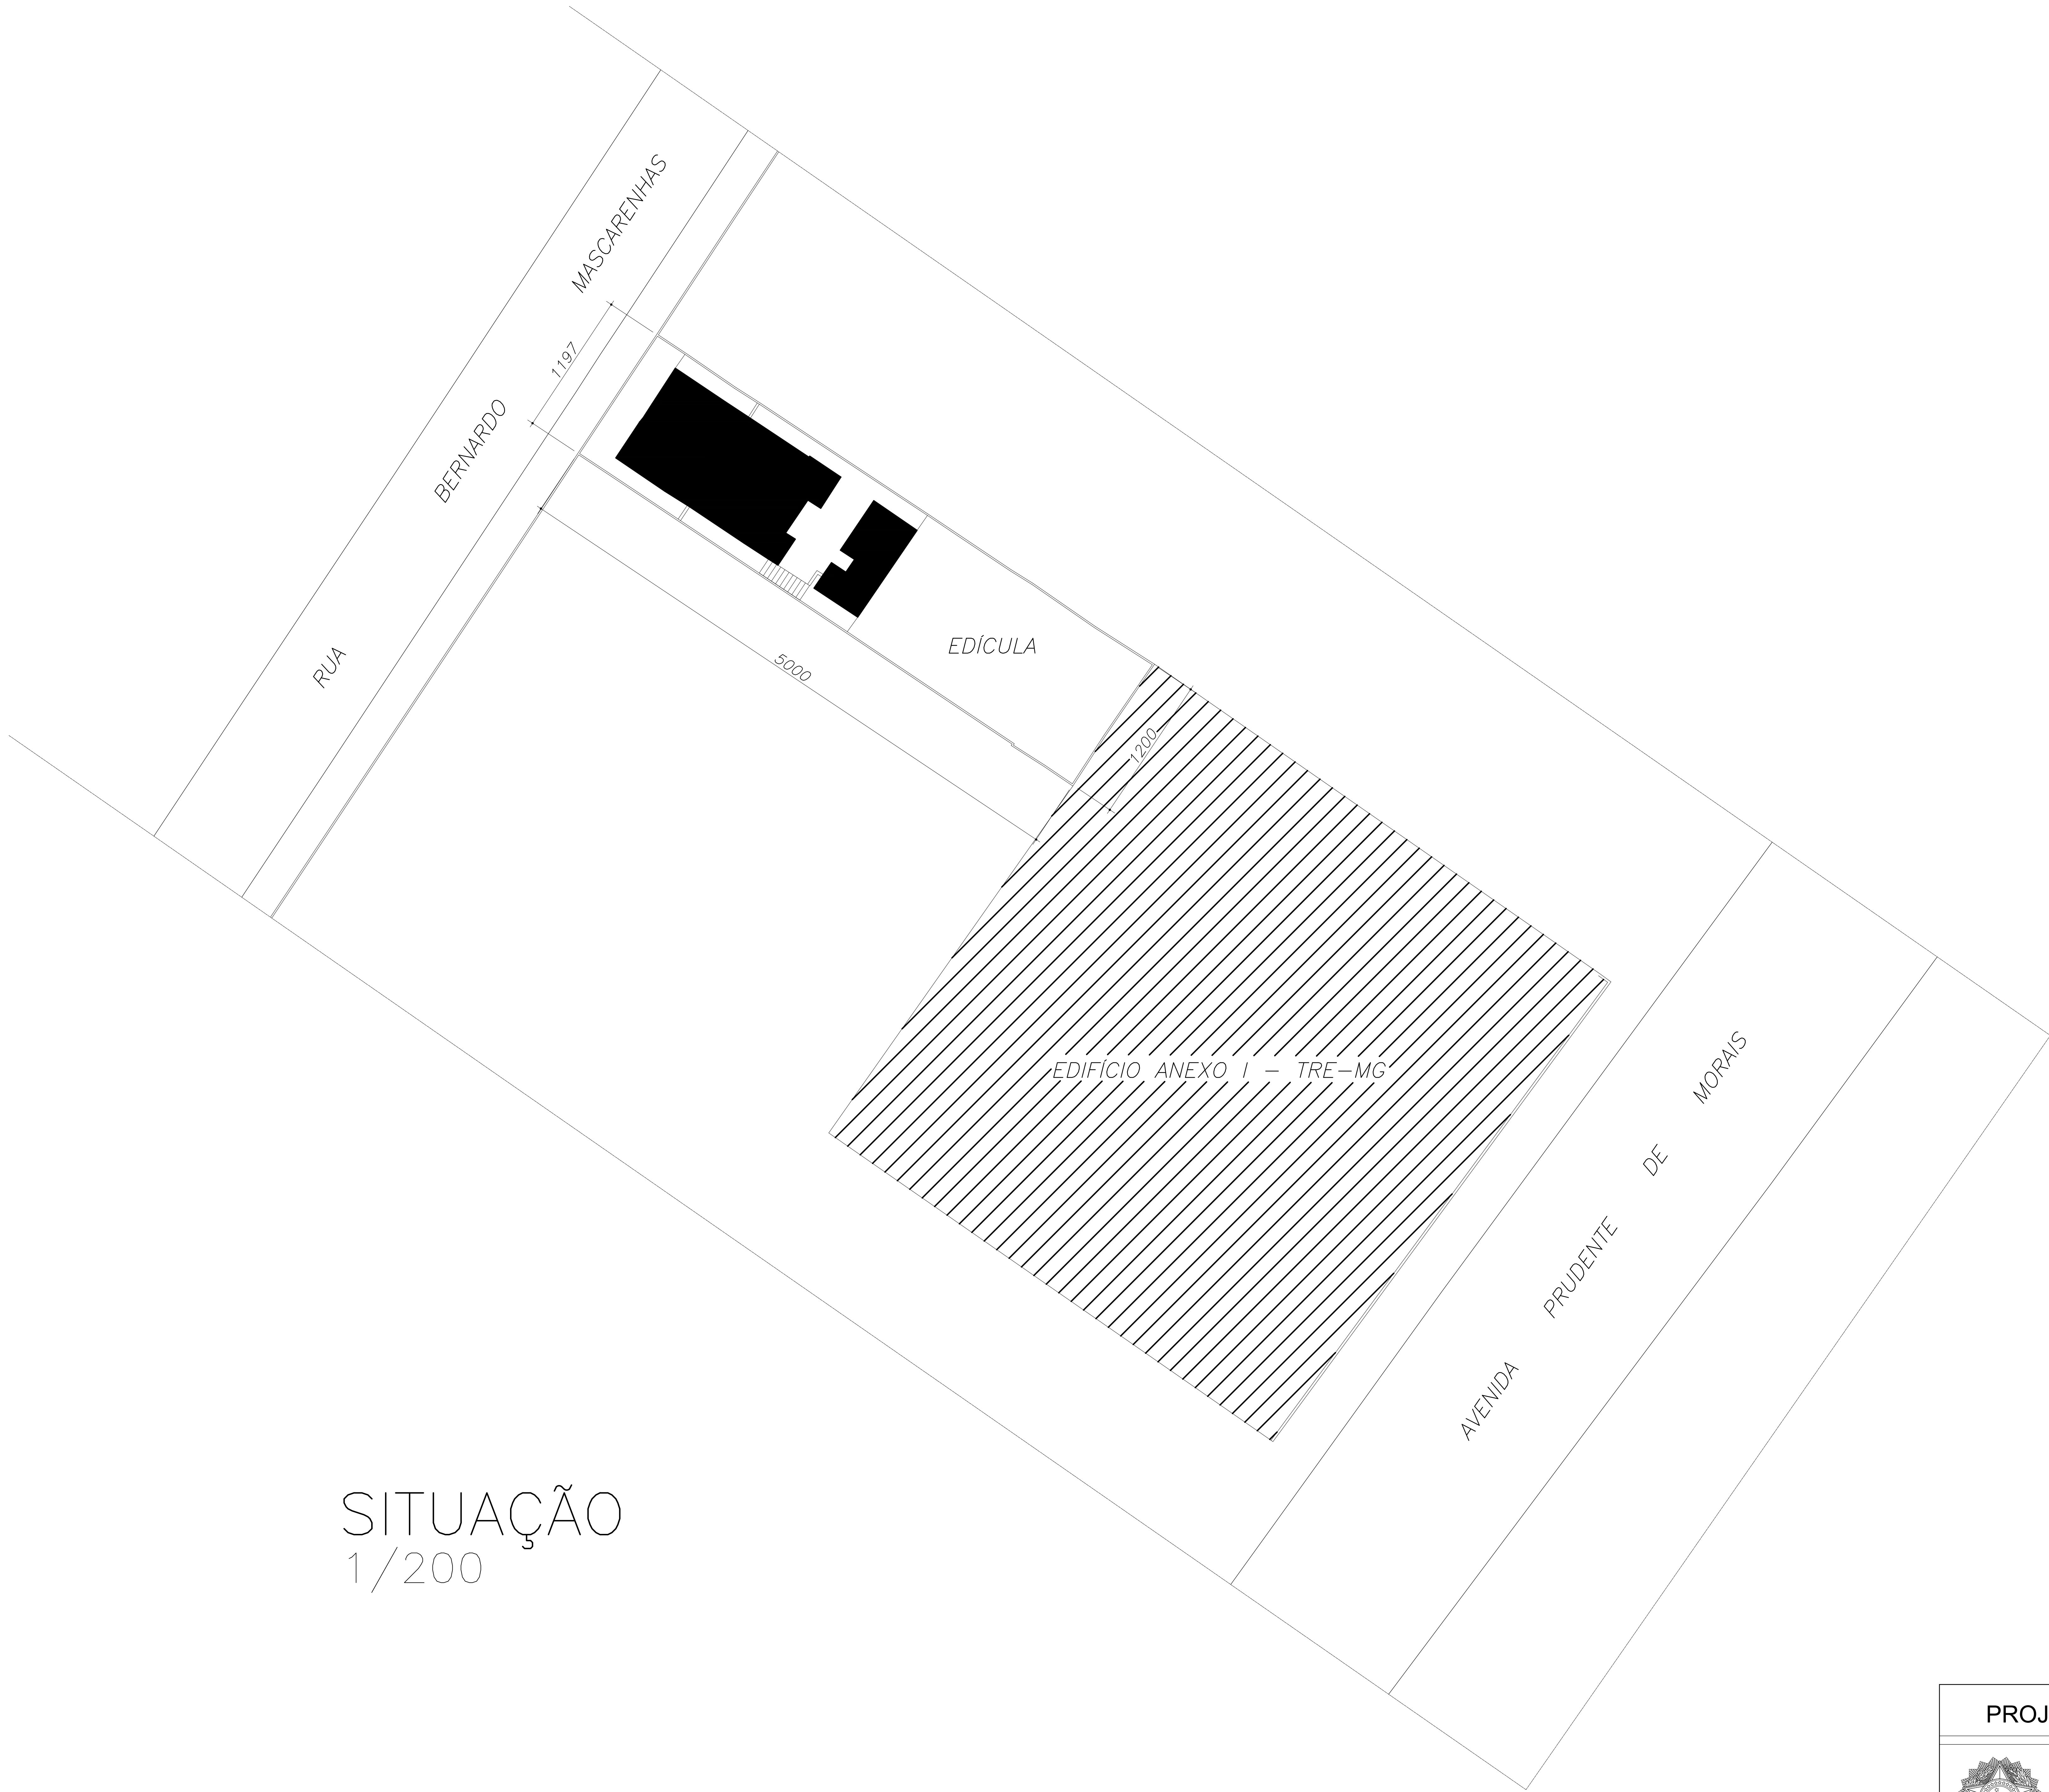

SITUAÇÃO
1/200

PROJETO DE SEGURANÇA CONTRA INCÊNDIO E PÂNICO			
	PROPRIETÁRIO		RESPONSÁVEL TÉCNICO
	TRIBUNAL REGIONAL ELEITORAL DE MINAS GERAIS DIRETORIA-GERAL DAS SECRETARIAS DO TRIBUNAL		RT: RUBENS LEVY FRANCISCO CREA 54.872/D-MG
	EDIFÍCIO ANEXO I - EDÍCULA		ESCALA: INDICADA
ENDEREÇO: RUA BERNARDO MASCARENHAS 317, BELO HORIZONTE		DATA: 18/05/2022	FOLHA: 02/02 SEGIM/CMO/SGS